



Gmina Karpacz
ul. Konstytucji 3 Maja 54
58-540 Karpacz

tel. kancelaria +48 75 76 19 150
tel. sekretariat +48 75 76 19 975
fax +48 75 76 19 224
e-mail: kancelaria@karpacz.eu
www.karpacz.pl



Karpacz 24.08 .2018 r.

IGN.6742.2.2018

ENERGOBEST sp. z o.o
ul. Widokowa 2
58 – 535 Miłków

Stosownie do art. 30 ust. 2 pkt 3 ustawy z dnia 8 marca 1990 r. o samorządzie gminnym (Dz. U. z 2018 r. poz. 994 ze zm.), Burmistrz Karpacza jako właściciel gruntów Gminy Karpacz, po rozpatrzeniu wniosku z dnia 17 sierpnia 2018 roku,

wyraża zgodę

na lokalizację na terenie działek nr 485 i 54/2, obręb Karpacz – 3, linii oświetlenia drogowego, słupów oświetlenia drogowego, szafy oświetlenia drogowego oraz na demontaż linii napowietrznej oświetlenia drogowego wraz z unieczynnieniem kabli ziemnych, zgodnie z załącznikiem graficznym w skali 1:500.

Strona zobowiązana jest do uzyskania wszelkich wymaganych prawem zezwoleń wynikających z prawa budowlanego.


Jednocześnie zobowiązuje się zajmującego do przywrócenia nieruchomości do stanu pierwotnego.

Załączniki:

- załącznik graficzny

BURMISTRZ KARPACZA

Radosław Jęcek

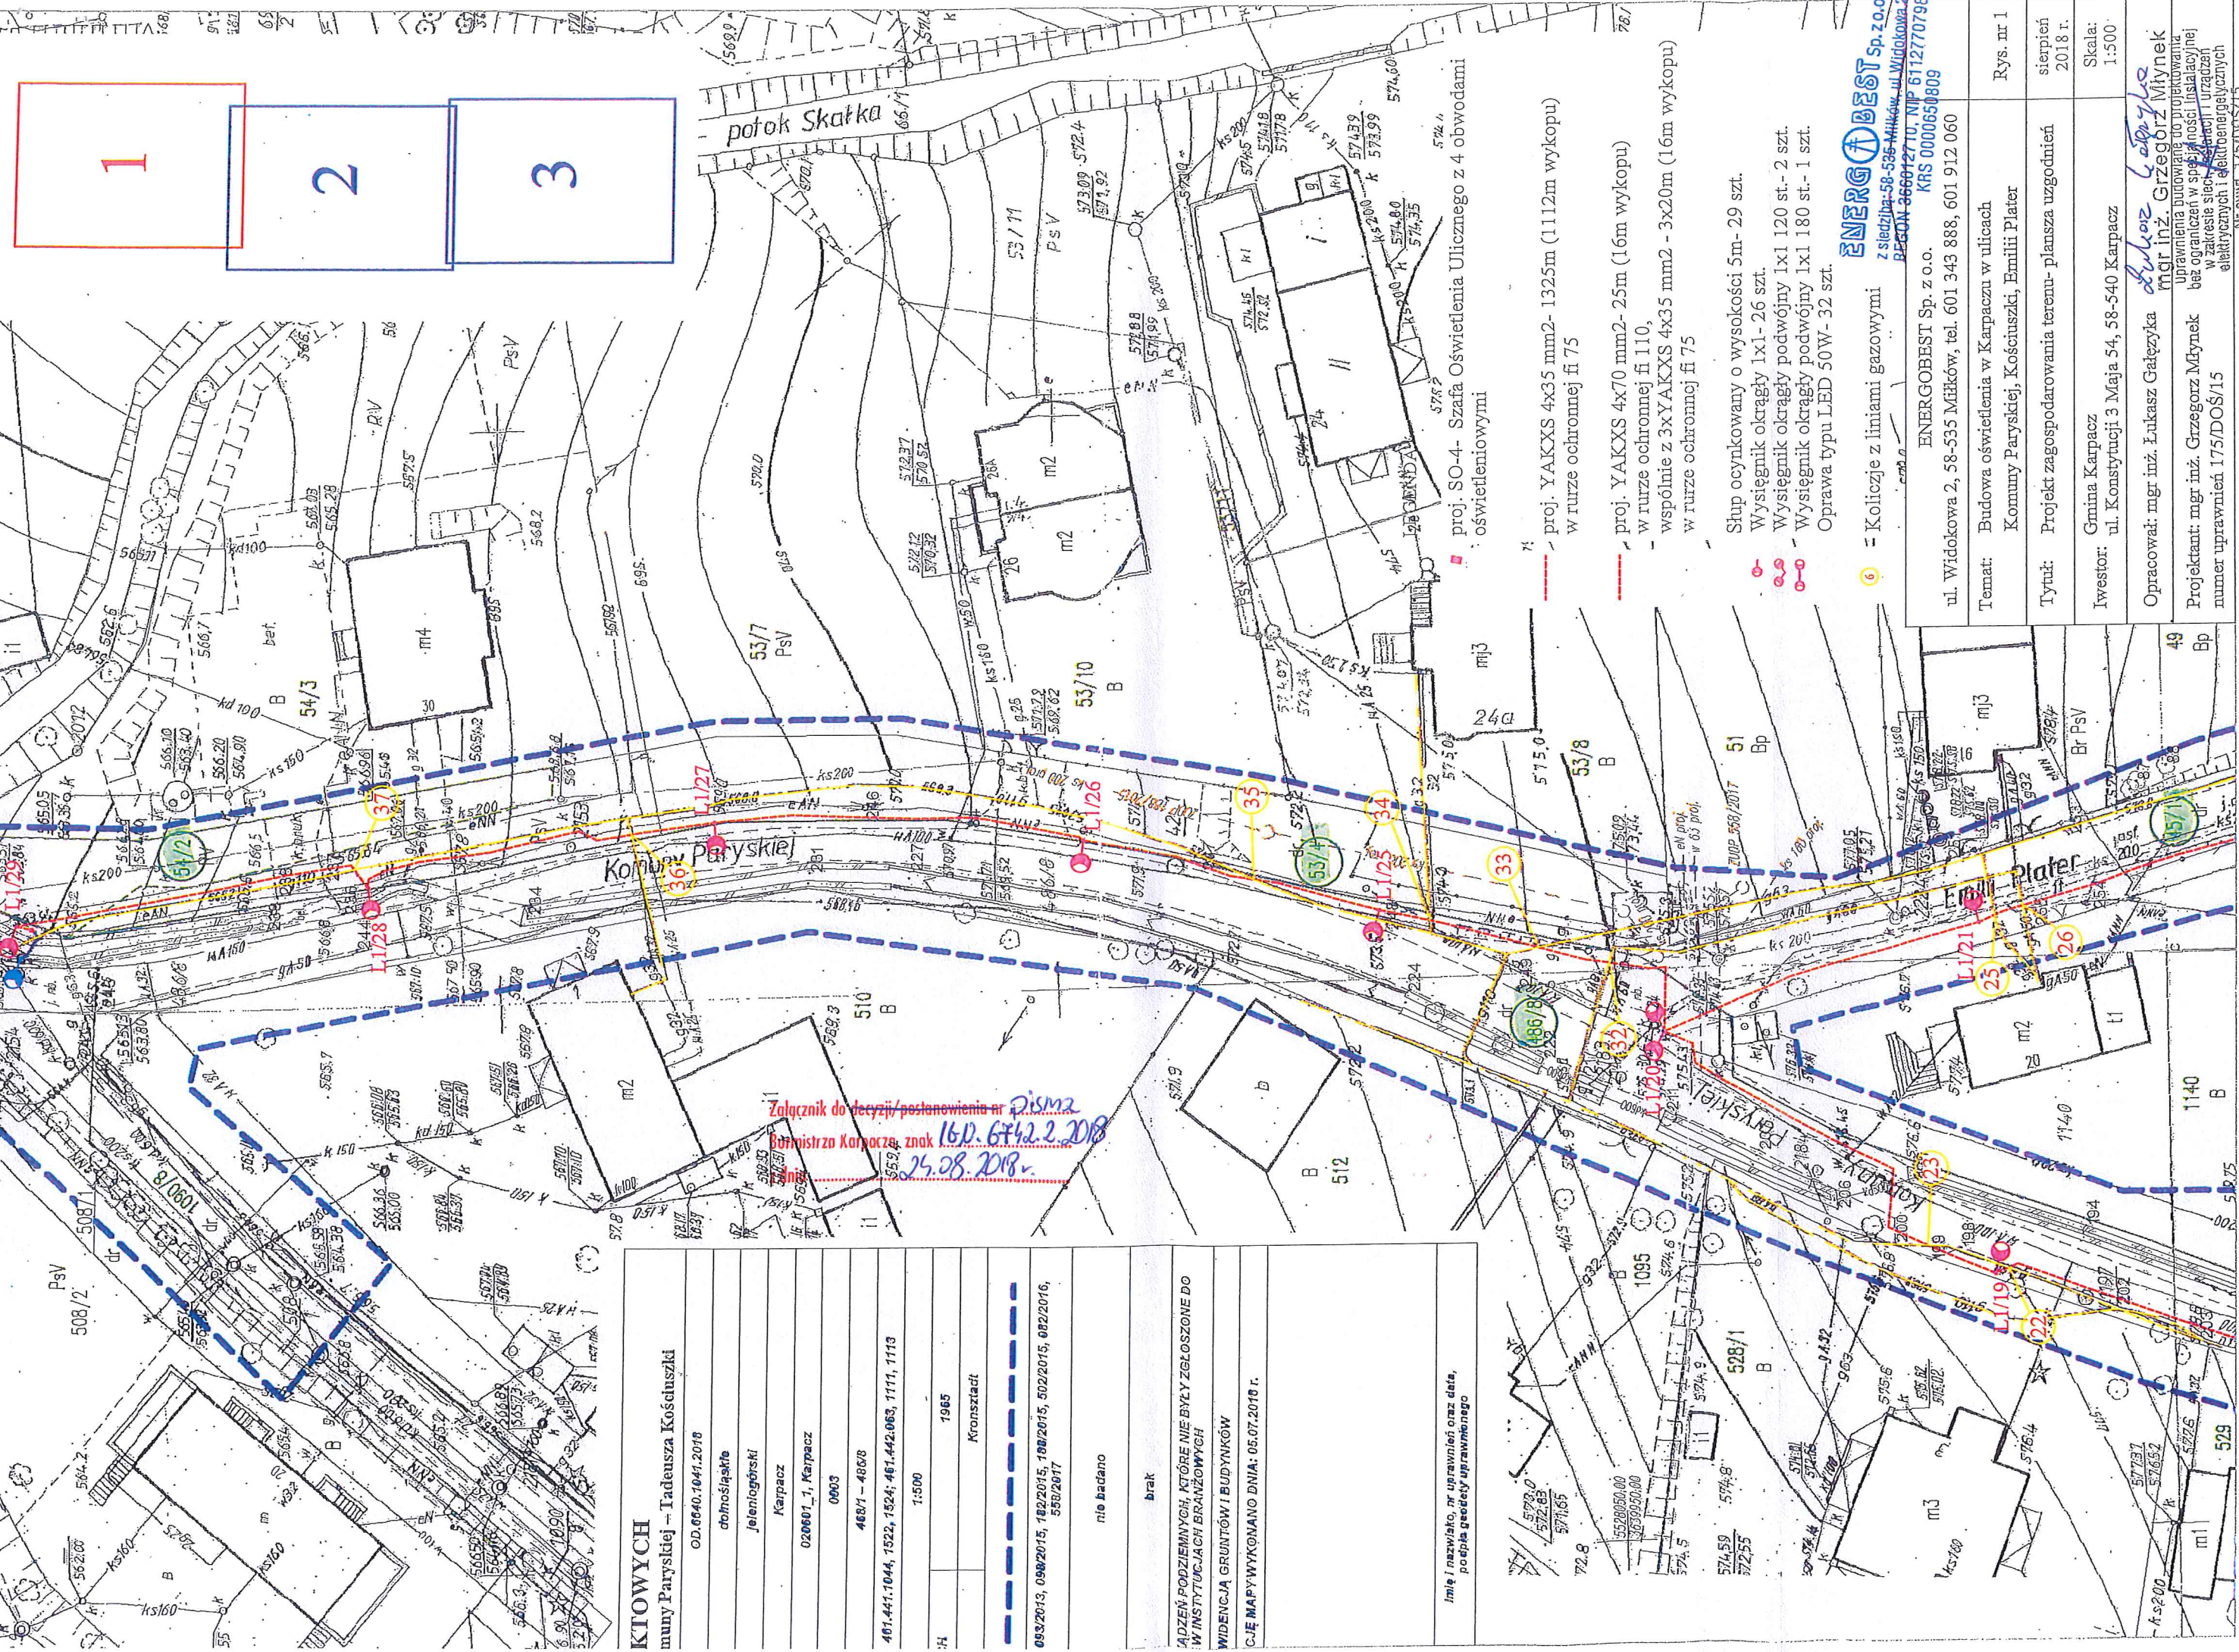


Załącznik do decyzji/postanowienia nr *Dism2*
 Burmistrza Karpacza, znak *16p.6742.2.208*
24.08.2018

KTOWYCH	OD.6640.7041.2018
domośląskie	
Jeleniogórski	
Karpacz	
020607_1, Karpacz	
0903	
468/1 - 485/8	
401.441.1044, 1522, 1524; 461.442.063, 1111, 1113	
1:500	
1985	
Kronstadt	
nie badano	
brak	
ADZEŃ PODZIEMNYCH, KTÓRE NIE BYŁY ZEŁOŻONE DO W INSTYTUCJACH BRANŻOWYCH	
WIDENCJA GRUNTÓW I BUDYNKÓW	
C.IĘ MAPY WYKONANO DNIA: 05.07.2018 r.	
inne i nazwisko, nr uprawnień oraz data, podpis geodety uprawniającego	

- proj. SO-4- Szafa Oświetlenia Ulicznego z 4 obwodami oświetleniowymi
- proj. YAKXS 4x35 mm2- 1325m (1112m wykopu) w rurze ochronnej fi 75
- proj. YAKXS 4x70 mm2- 25m (16m wykopu) w rurze ochronnej fi 110, wspólnie z 3xYAKXS 4x35 mm2 - 3x20m (16m wykopu) w rurze ochronnej fi 75
- Shup ocynkowany o wysokości 5m- 29 szt.
- Wysięgnik okrągły 1x1- 26 szt.
- Wysięgnik okrągły podwójny 1x1 120 st.- 2 szt.
- Wysięgnik okrągły podwójny 1x1 180 st.- 1 szt.
- Oprawa typu LED 50W- 32 szt.

ENERGOBEST Sp. z o.o.
 z siedzibą: 58-535 Miłków, ul. Widokowa 2
 REGON 146607270, NIP 6112770798
 KRS 0000659809

ENERGOBEST Sp. z o.o.	ul. Widokowa 2, 58-535 Miłków, tel. 601 343 888, 601 912 060
Temat:	Budowa oświetlenia w Karpaczu w ulicach Komuny Paryskiej, Kościuszki, Emilii Plater
Tytuł:	Projekt zagospodarowania terenu- plansza uzgodnień
Iwrestor:	Gmina Karpacz ul. Konstytucji 3 Maja 54, 58-540 Karpacz
Opracował:	mgr inż. Łukasz Gałęzka <i>Łukasz Gałęzka</i>
Projektant:	mgr inż. Grzegorz Młynek bez ograniczeń w sferze noszącej instalacyjnej w zakresie sieci elektroenergetycznej i urządzeń elektrycznych i elektroenergetycznych
Rys. nr 1	sierpień 2018 r.
Skala:	1:500

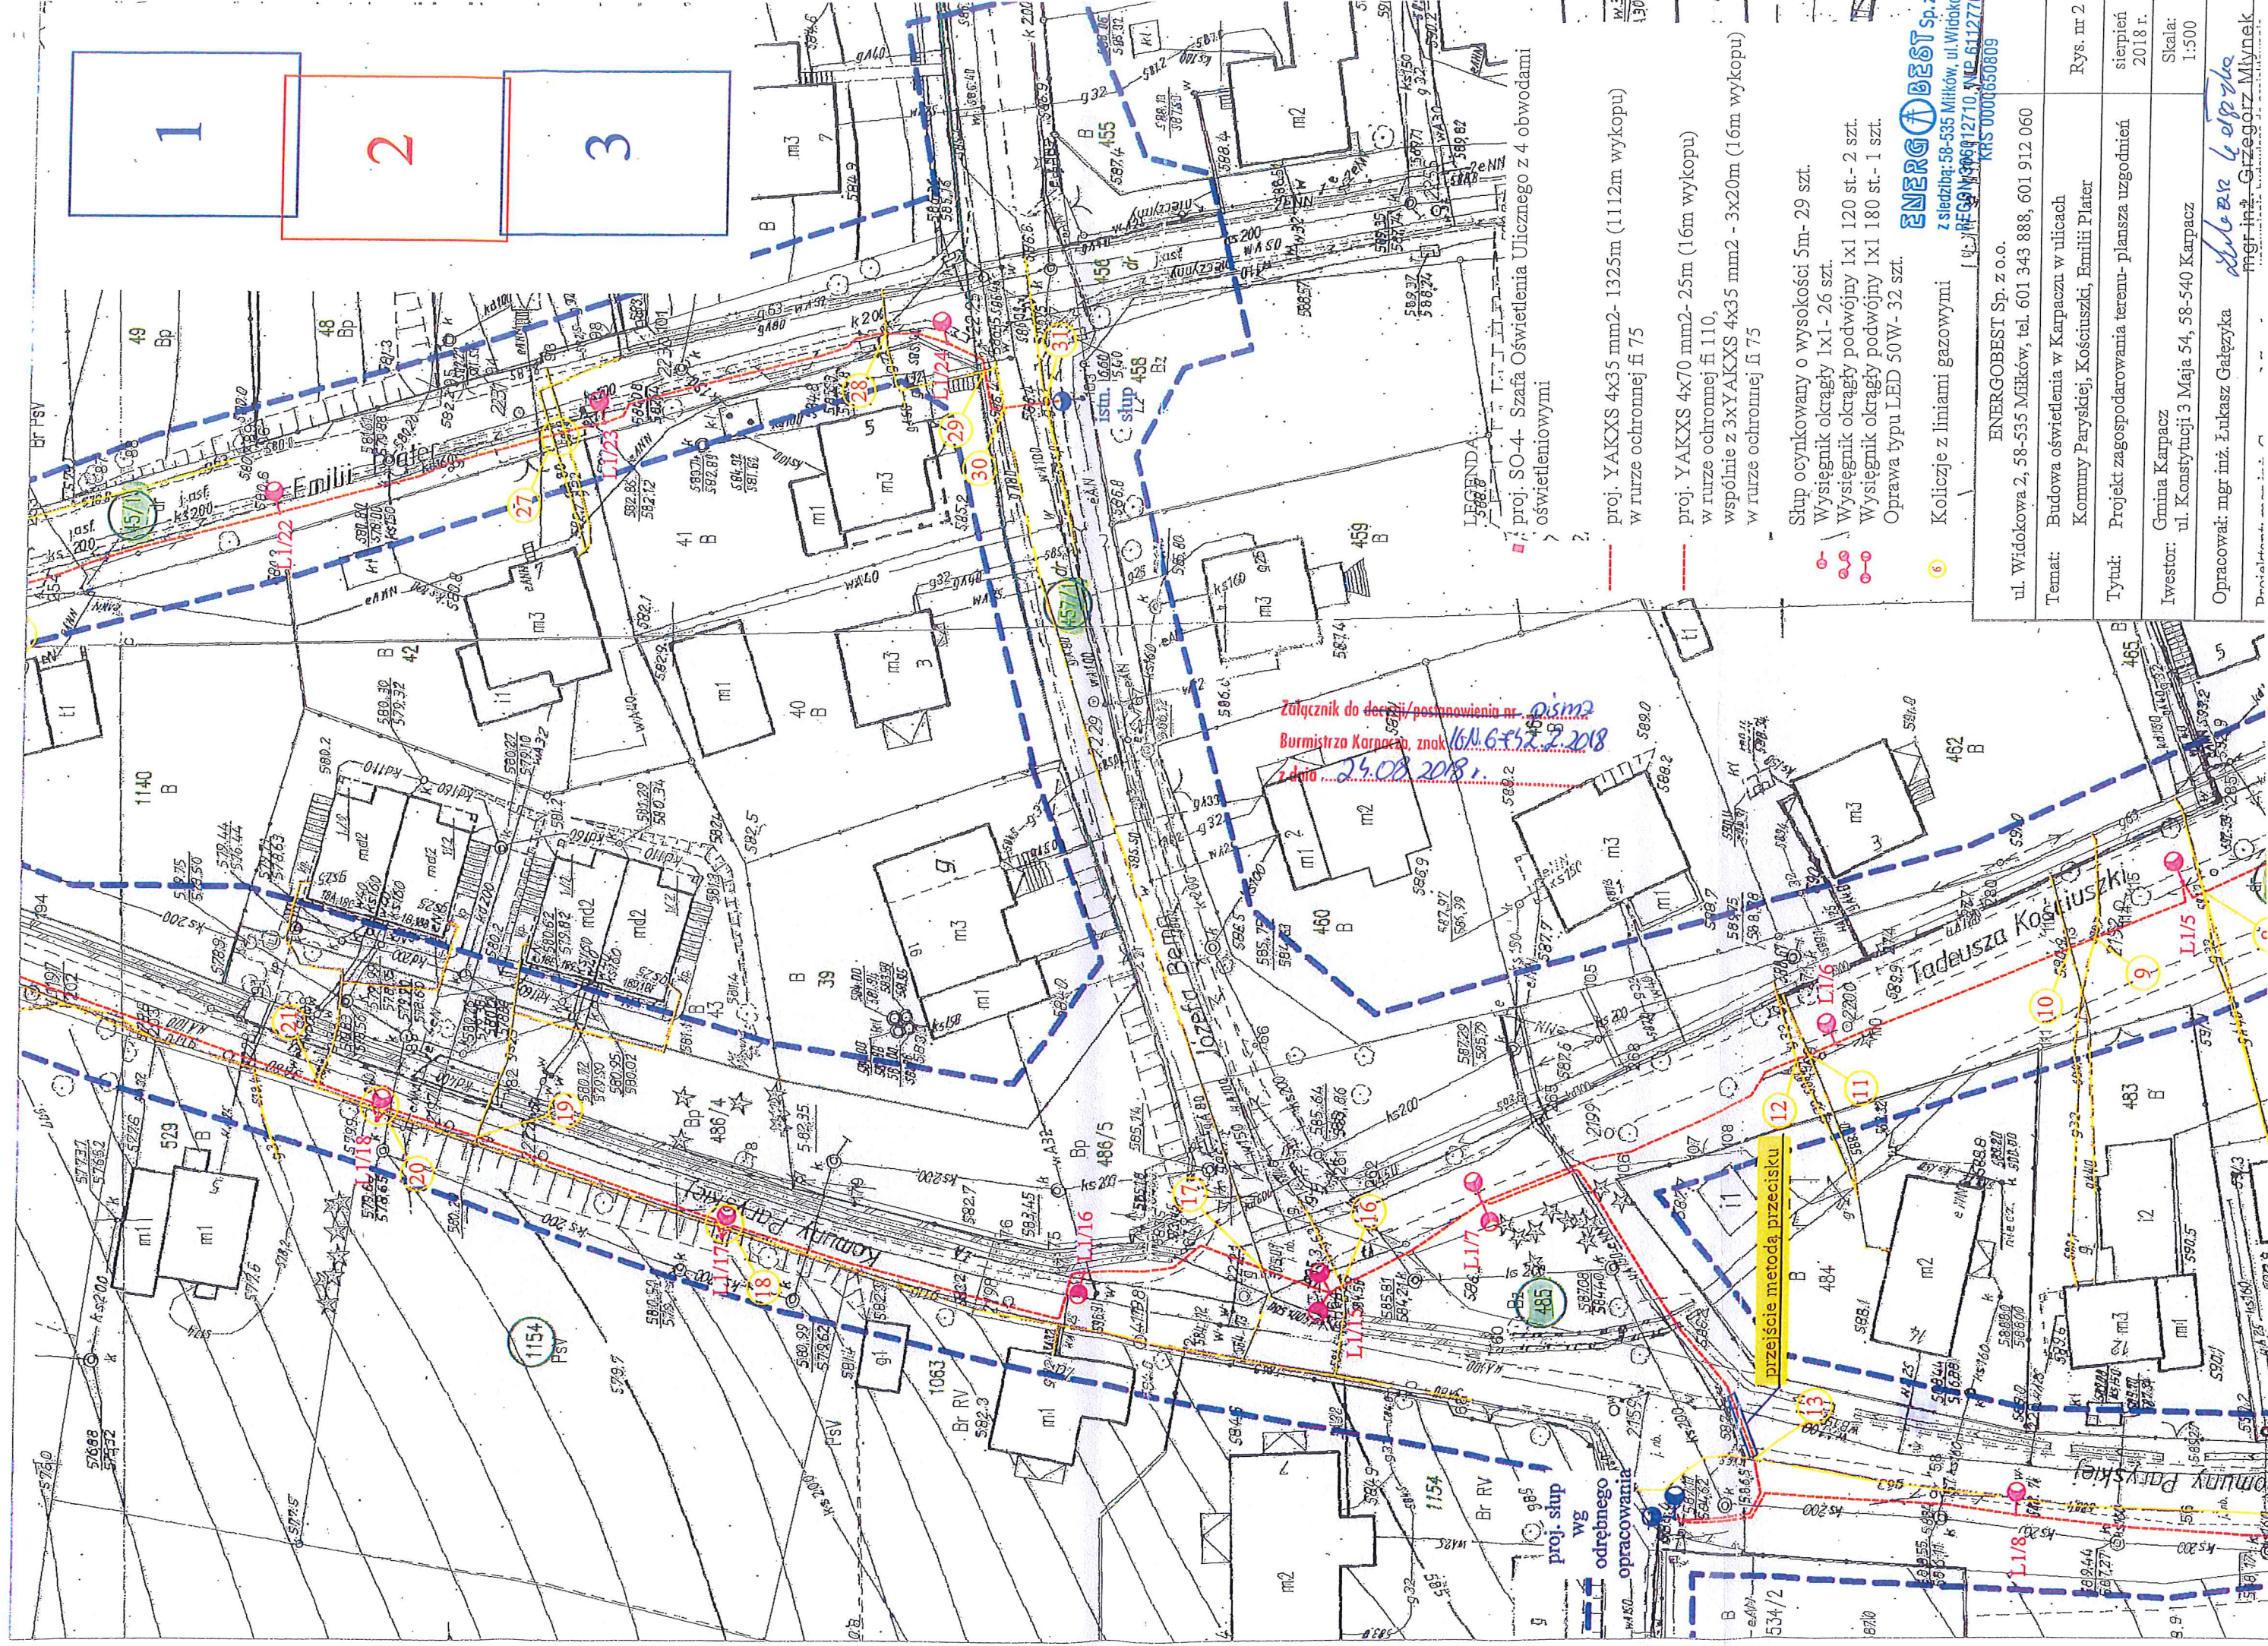

1
2
3

- proj. SO-4- Szafa Oświetlenia Ulicznego z 4 obwodami oświetleniowymi
- proj. YAKXS 4x35 mm2- 1325m (1112m wykopu) w rurze ochronnej fi 75
- proj. YAKXS 4x70 mm2- 25m (16m wykopu) w rurze ochronnej fi 110, wspólnie z 3xYAKXS 4x35 mm2 - 3x20m (16m wykopu) w rurze ochronnej fi 75
- Stup ocnkowany o wysokości 5m- 29 szt.
 Wysięgnik okrągły 1x1- 26 szt.
 Wysięgnik okrągły podwojny 1x1 120 st.- 2 szt.
 Wysięgnik okrągły podwojny 1x1 180 st.- 1 szt.
 Oprawa typu LED 50W- 32 szt.

ENERGOBEST Sp. z o.o.
 z siedzibą: 58-535 Miłków, ul. Witkowskiego 127/10, NIP 611271710, REGON 146127170, KRS 0000650809


ENERGOBEST Sp. z o.o.	
ul. Widokowa 2, 58-535 Miłków, tel. 601 343 888, 601 912 060	
Temat:	Budowa oświetlenia w Karpaczu w ulicach Komuny Paryskiej, Kościuszki, Emilii Plater
Tytuł:	Projekt zagospodarowania terenu- plansza uzgodnień
Inwestor:	Gmina Karpacz ul. Konstytucji 3 Maja 54, 58-540 Karpacz
Opracował:	mgr inż. Łukasz Gałczyńska
Rys. nr 2	sterpien 2018 r.
Skala:	1:500

Załącznik do decyzji/postanowienia nr 015/m2
 Burmistrza Karpacza, znak 16.N.6.532.2.2018
 z dnia 24.08.2018.

przebieg metody przeciętku

proj. stup
 wg
 odrębnego
 opracowania

mgr inż. Grzegorz Młynek
 510 20 60 10 10 10

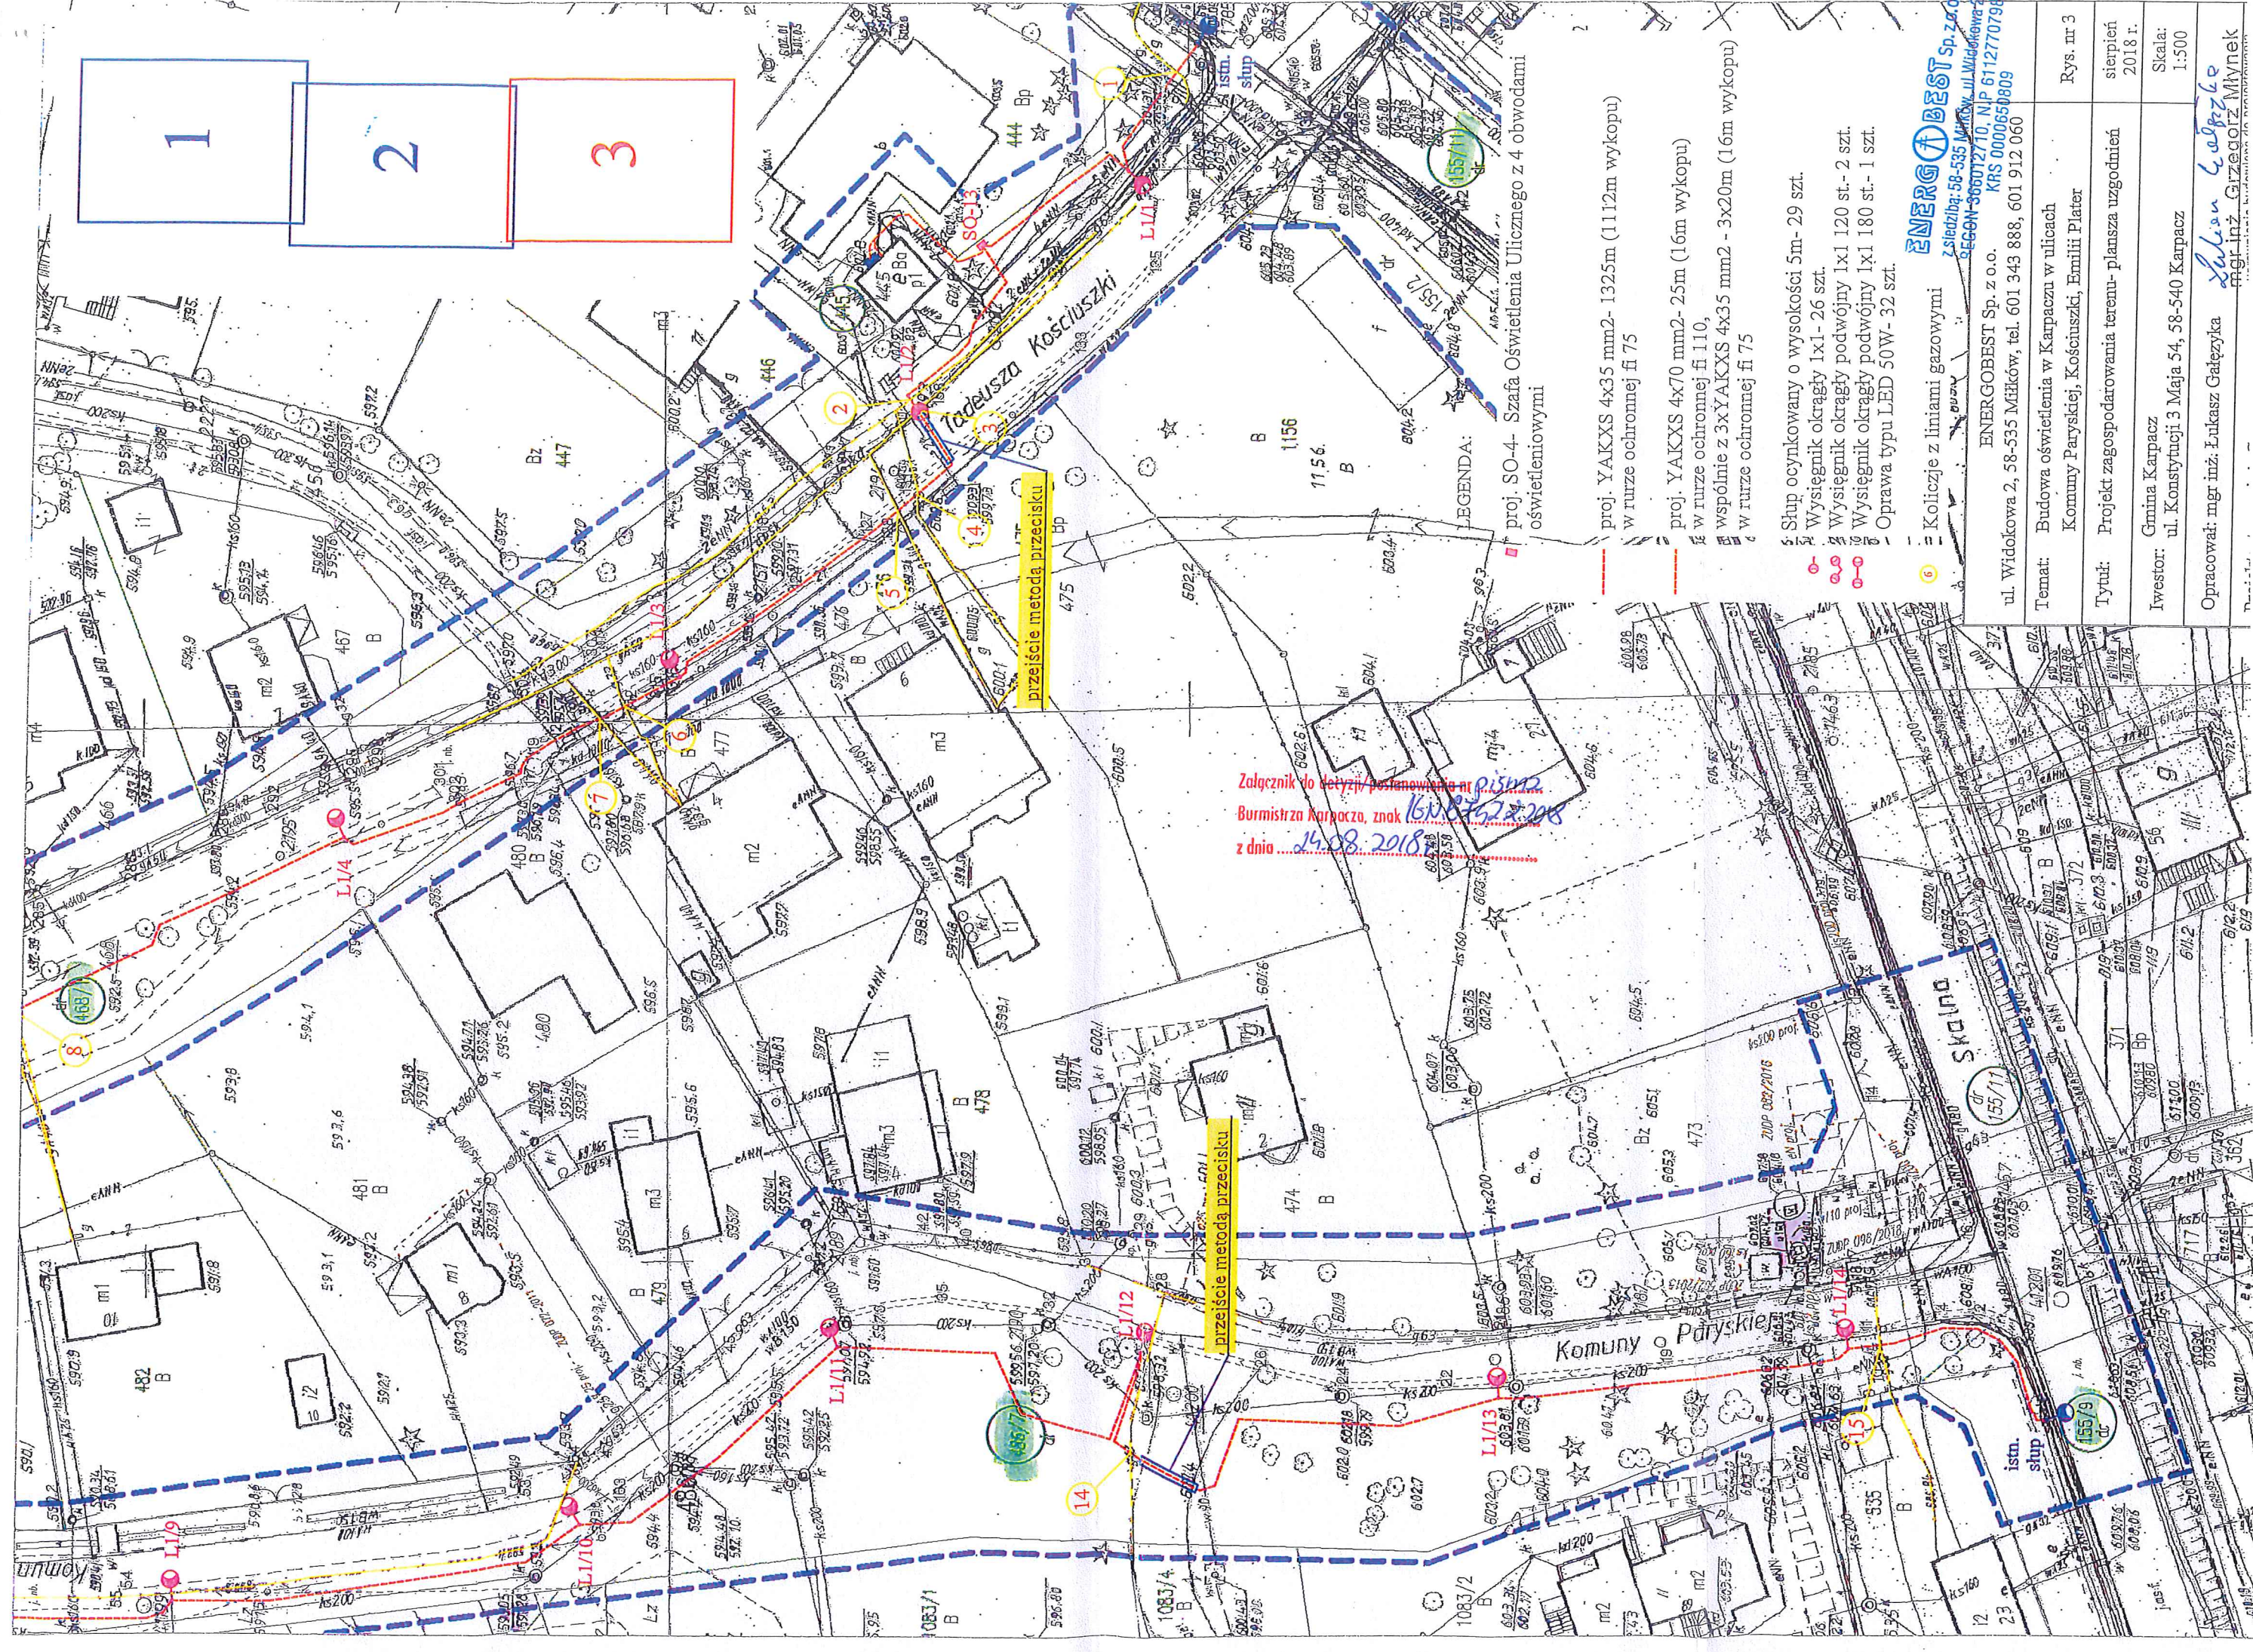

1
2
3

przebieg metody przelicisku

przebieg metody przelicisku

Załącznik do decyzji/postanowienia nr 151/18
Burmistrza Karpacza, znak 161.07.52.2.208
z dnia 14.08.2018

LEGENDA:

proj. SO-4 - Szafa Oświetlenia Ulicznego z 4 obwodami oświetleniowymi

proj. YAKXS 4x35 mm2 - 1325m (1112m wykopu) w rurze ochronnej fi 75

proj. YAKXS 4x70 mm2 - 25m (16m wykopu) w rurze ochronnej fi 110,

wspólnie z 3xYAKXS 4x35 mm2 - 3x20m (16m wykopu) w rurze ochronnej fi 75

Stup ocynkowany o wysokości 5m - 29 szt.

Wysięgnik okrągły 1x1 - 26 szt.

Wysięgnik okrągły podwójny 1x1 120 st. - 2 szt.

Wysięgnik okrągły podwójny 1x1 180 st. - 1 szt.

Oprawa typu LED 50W - 32 szt.

6 Koliczje z liniami gazowymi

ENERG OBEST Sp. z o.o.
ul. Widokowa 2, 58-535 Młkow, tel. 601 343 888, 601 912 060
KRS 0000659809

Temat: Budowa oświetlenia w Karpaczu w ulicach Komuny Paryskiej, Kościuszki, Emilii Plater

Tytuł: Projekt zagospodarowania terenu - plansza uzgodnień

Inwestor: Gmina Karpacz ul. Konstytucji 3 Maja 54, 58-540 Karpacz

Opracował: mgr inż. Łukasz Gałęzka
mgr inż. Grzegorz Mlynek

Rys. nr 3

sierpień 2018 r.

Skala: 1:500