



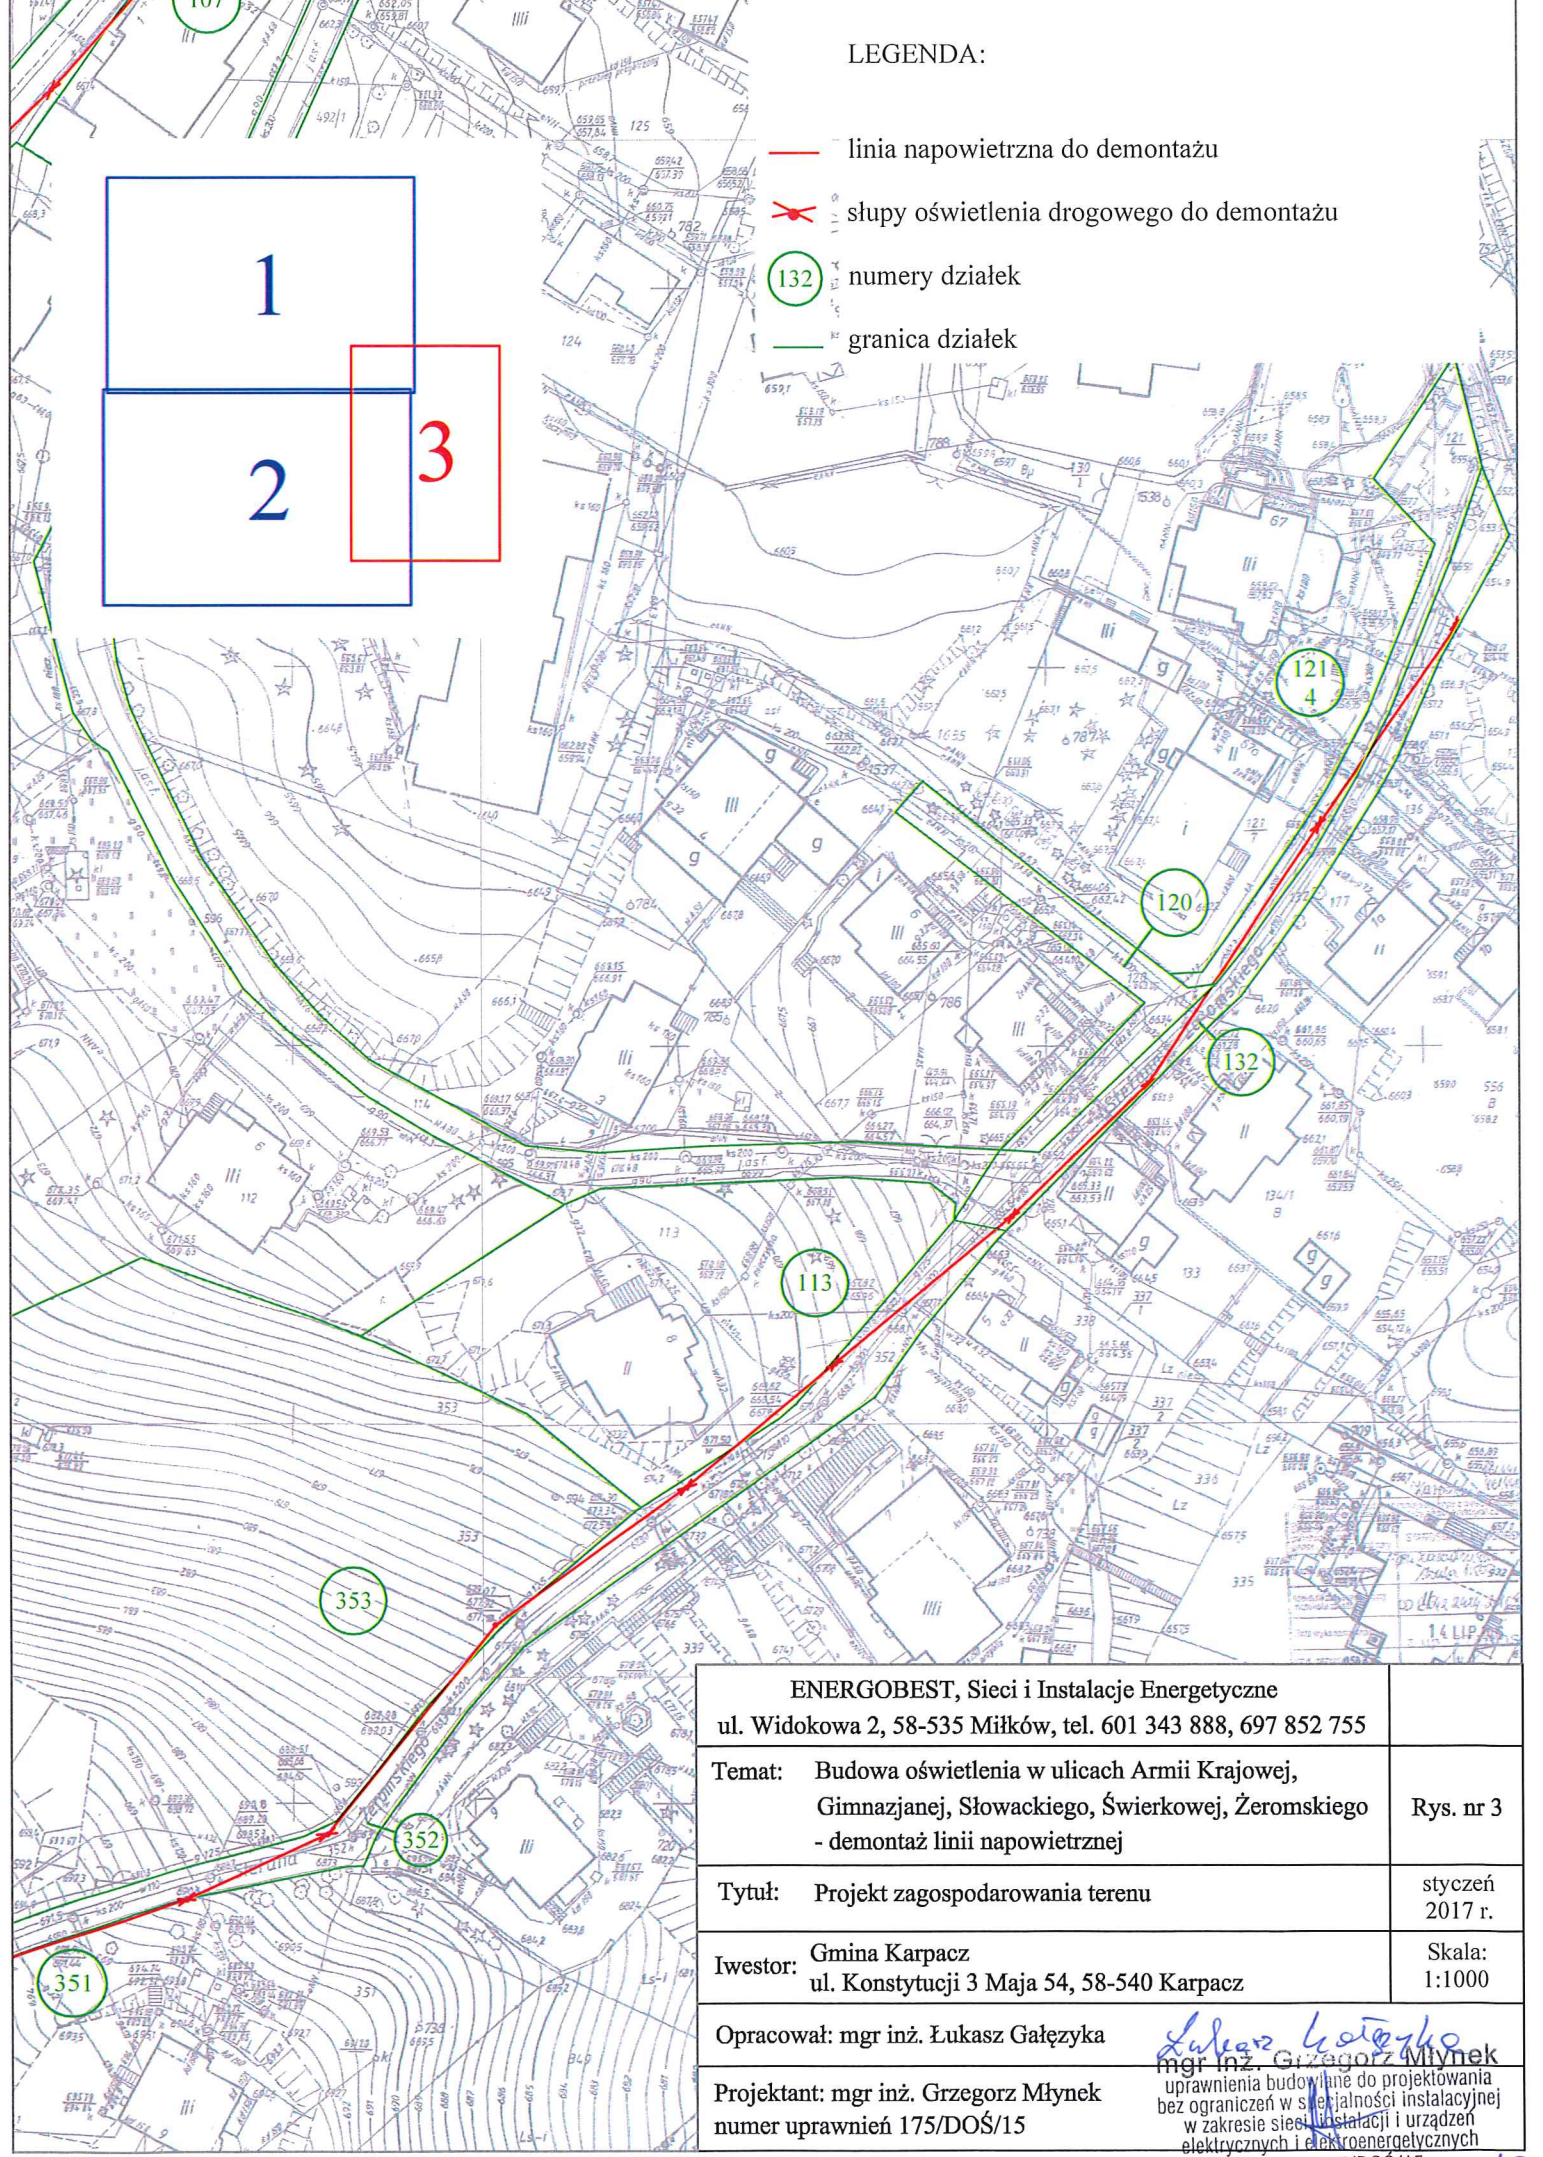


LEGENDA:

-  linia napowietrzna do demontażu
-  słupy oświetlenia drogowego do demontażu
-  numery działek
-  granica działek



ENERGOBEST, Sieci i Instalacje Energetyczne ul. Widokowa 2, 58-535 Miłków, tel. 601 343 888, 697 852 755	
Temat:	Budowa oświetlenia w ulicach Armii Krajowej, Gimnazjanej, Słowackiego, Świerkowej, Żeromskiego - demontaż linii napowietrznej
Tytuł:	Projekt zagospodarowania terenu
Iwesor:	Gmina Karpacz ul. Konstytucji 3 Maja 54, 58-540 Karpacz
Opracował:	mgr inż. Łukasz Gałęzka
Projektant:	mgr inż. Grzegorz Młynek numer uprawnień 175/DOŚ/15
	<i>Łukasz Gałęzka</i> mgr inż. Grzegorz Młynek uprawnienia budowlane do projektowania bez ograniczeń w specjalności instalacyjnej w zakresie sieci, instalacji i urządzeń elektrycznych i elektroenergetycznych

Rys. nr 3
styczeń 2017 r.
Skala: 1:1000