

Wzrosty drzew i krzewów w terenie, stanowiących przeszkodę dla linii energetycznych, zostały oznaczone gwiazdką i numerem. Wzrosty drzew i krzewów w terenie, stanowiących przeszkodę dla linii energetycznych, zostały oznaczone gwiazdką i numerem.

Opis pomiarowy	Wzrost drzew i krzewów
Wzrost drzew i krzewów w terenie, stanowiących przeszkodę dla linii energetycznych, zostały oznaczone gwiazdką i numerem.	Wzrost drzew i krzewów w terenie, stanowiących przeszkodę dla linii energetycznych, zostały oznaczone gwiazdką i numerem.

**PRACOWNIA GEODEZYJNA
I KARTOGRAFICZNA**
mgr inż. Małgorzata Kaszuba
65-620 Grybow Śl., ul. Sienkiewicza 4/4
NIP 619 340 91 05 - telefon 021 147 11 10

Woj.: dolnośląskie
Powiat: jeleniogórski
Jedn. ewid.: 020601 J. Karpacz
Obr.: 0004, Karpacz
OD.6640.1212.2016

Mapa aktualna w zakresie opracowania.
Nie wyklucza się istnienia niewykazanego na niniejszej mapie uzbrojenia podziemnego, które nie było zgłoszone do inwentaryzacji lub o których brak jest informacji w istniejących branżowych.
Granice są zgodne ze stanem z ewidencji gruntów.
Niniejsza mapa do celów projektowych została wykonana bez usiłek służebności gruntowych.

W zakresie opracowania, znajduje się projektowana sieć wodna op. 577/2009, wodne op. 117/2015

--- zakres opracowania


MAPA DO CELÓW PROJEKTOWYCH

skala 1 : 500

fragmenty sekcji mapy 46-441, 1412, 1421, 1414, 1423, 1432, 1441
Układ współrzędnych „1963” Układ wysokościowy – Kronsztadt

GEODETA UPRAWNIONY

mgr inż. Małgorzata Kaszuba
Świdawa 20906

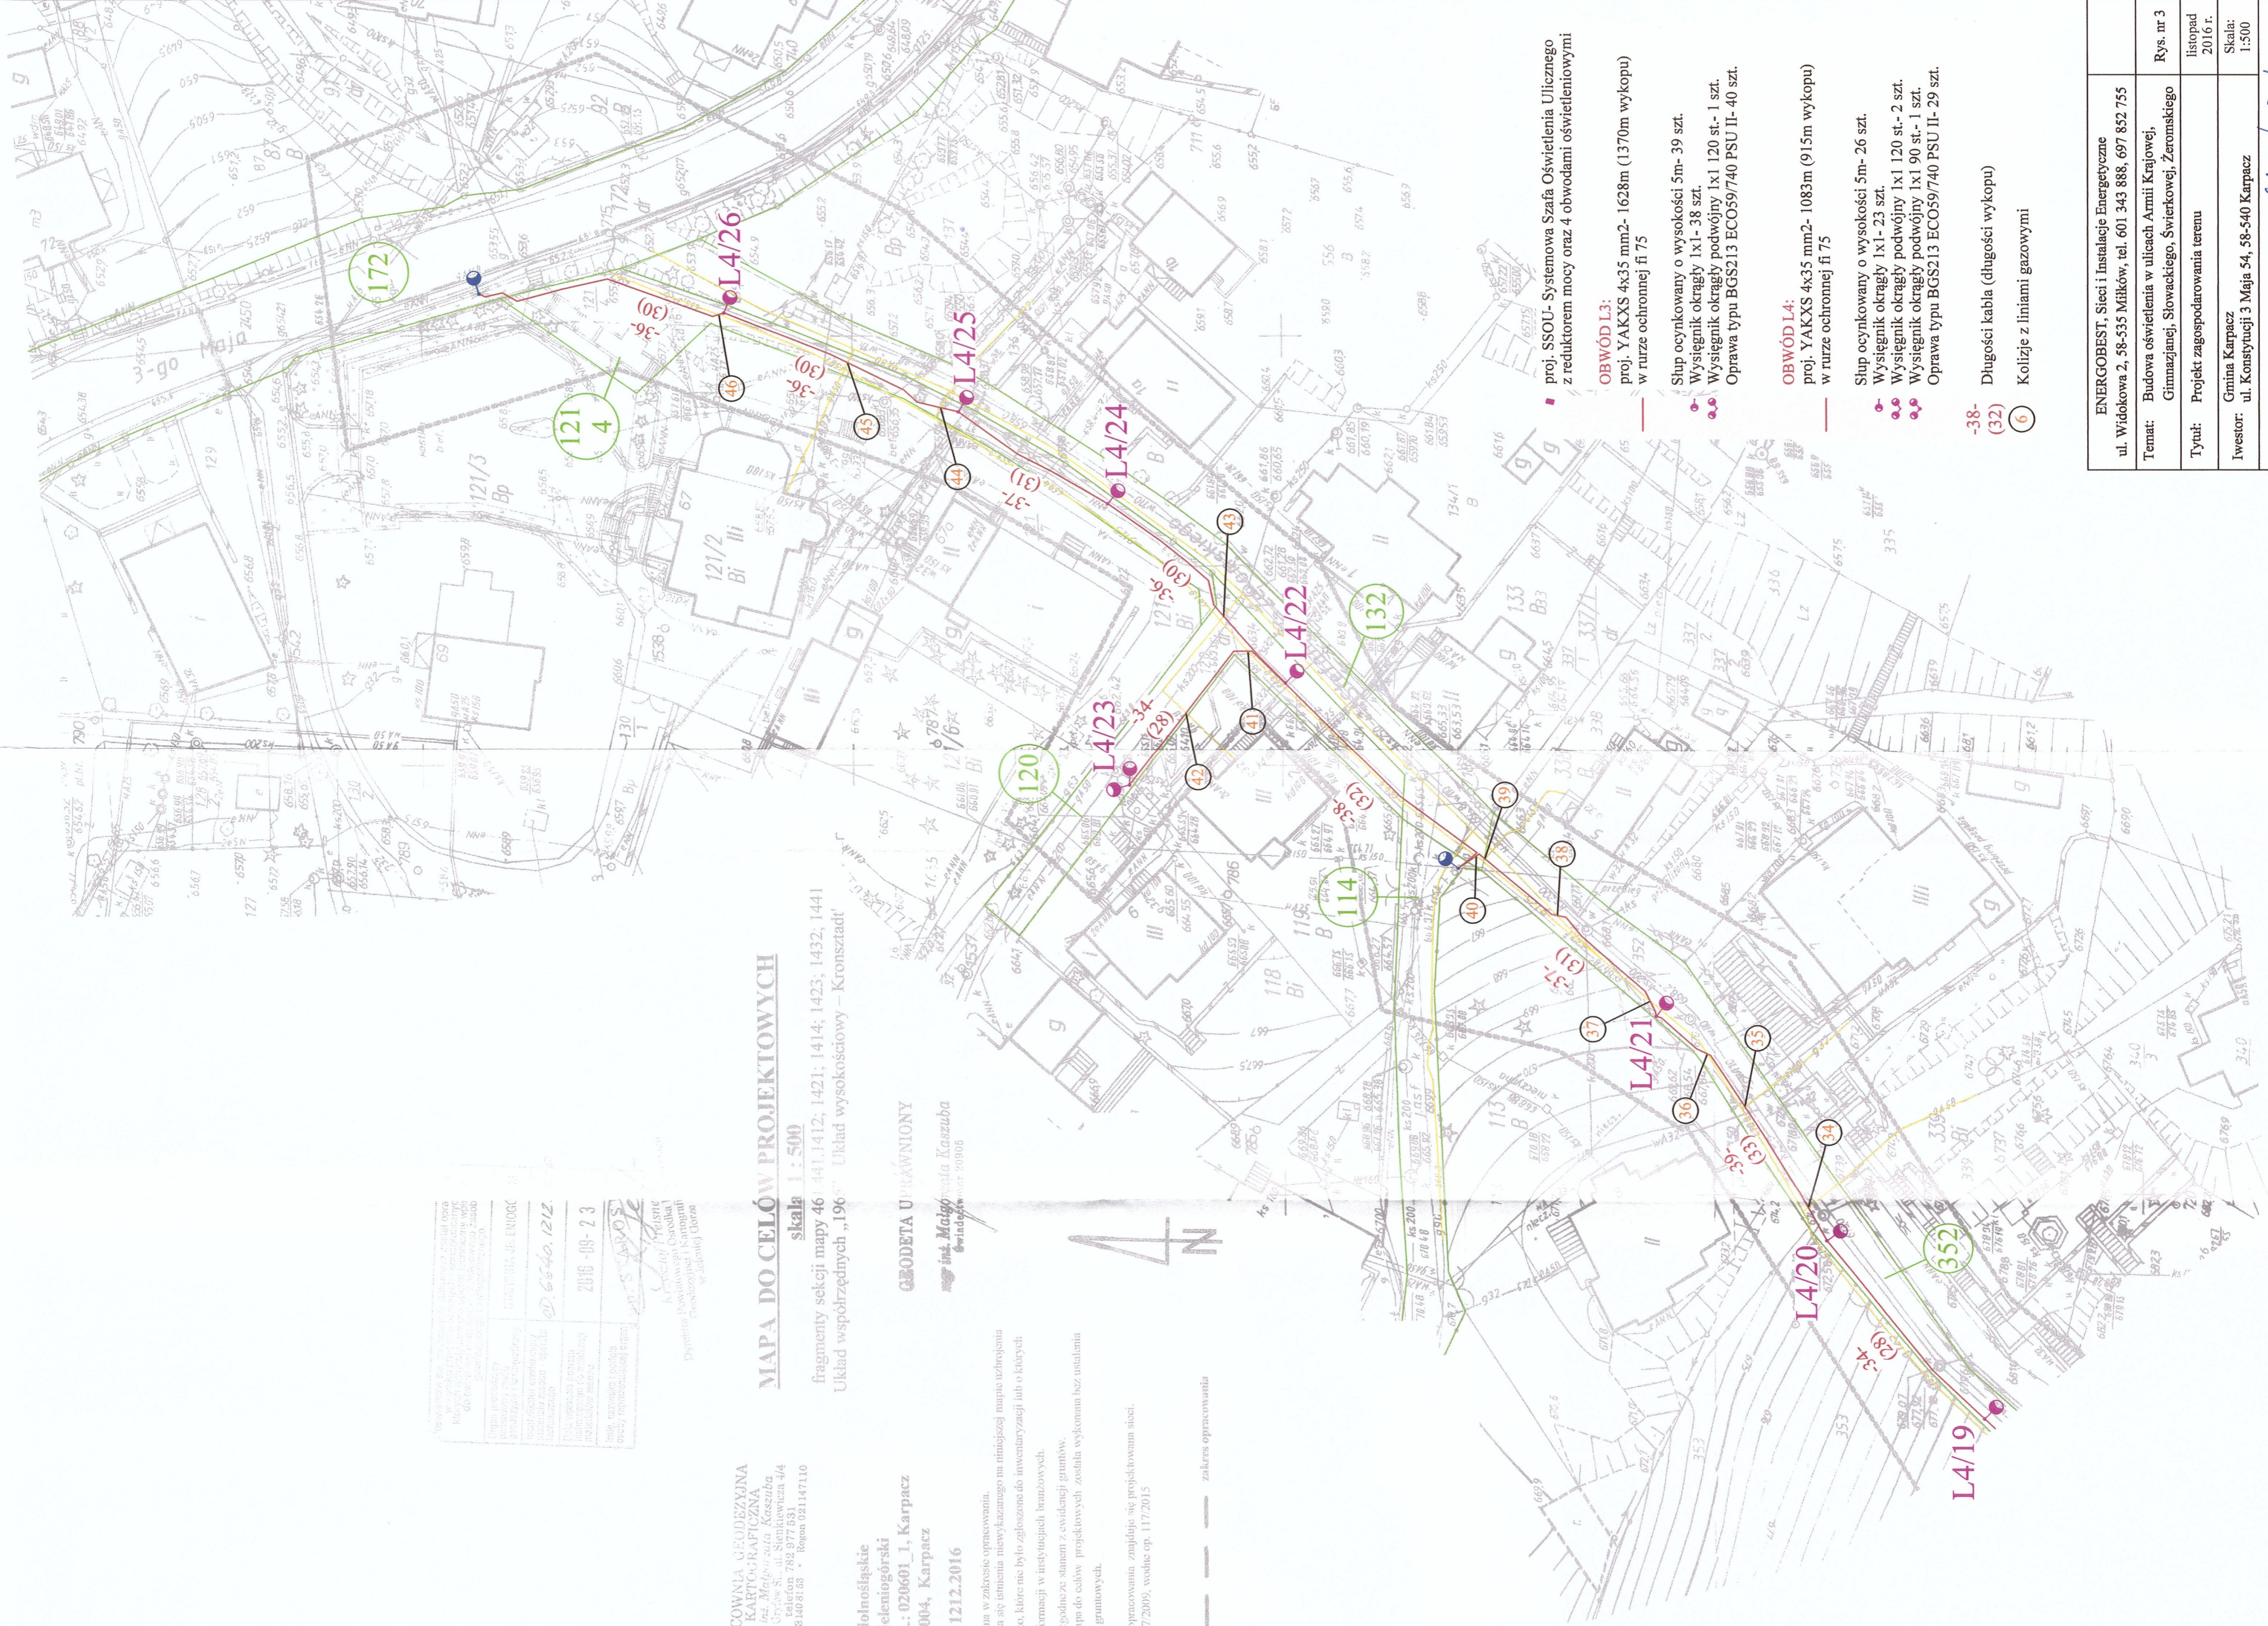

proj. SSOU - Systemowa Szafa Oświetlenia Ulicznego z reduktorem mocy oraz 4 obwodami oświetleniowymi

OBWÓD L3:

proj. YAKXS 4x35 mm²- 1628m (1370m wykopu) w rurze ochronnej fi 75

Śłup ocynkowany o wysokości 5m- 39 szt.

Wysięgnik okrągły Ix1- 38 szt.

Wysięgnik okrągły podwójny Ix1 120 st.- 1 szt.

Oprawa typu BGS213 ECO59/740 PSU II- 40 szt.

OBWÓD L4:

proj. YAKXS 4x35 mm²- 1083m (915m wykopu) w rurze ochronnej fi 75

Śłup ocynkowany o wysokości 5m- 26 szt.

Wysięgnik okrągły Ix1- 23 szt.

Wysięgnik okrągły podwójny Ix1 120 st.- 2 szt.

Oprawa typu BGS213 ECO59/740 PSU II- 29 szt.

-38- Długości kabla (długości wykopu)

(32) Koliduje z liniami gazowymi

ENERGOBEST, Sieci i Instalacje Energetyczne ul. Widokowa 2, 58-535 Miłków, tel. 601 343 888, 697 852 755	
Temat: Budowa oświetlenia w ulicach Armii Krajowej, Gimnazjalnej, Słowackiego, Świerkowej, Żeromskiego	
Tytuł: Projekt zagospodarowania terenu	Rys. nr 3 listopad 2016 r.
Investor: Gmina Karpacz ul. Konstytucji 3 Maja 54, 58-540 Karpacz	Skala: 1:500
Opracował: mgr inż. Łukasz Gałęzka	
Projektant: mgr inż. Grzegorz Młynek numer uprawnień 175/DOŚ/15	