
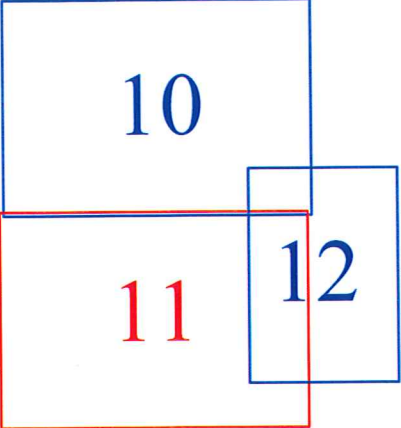


10
11 12

LEGENDA:

- linia napowietrzna do demontażu
- linia kablowa do unieczynnienia
- ✂ słupy oświetlenia drogowego do demontażu
- 132 numery działek

ENERGOBEST, Sieci i Instalacje Energetyczne ul. Widokowa 2, 58-535 Miłków, tel. 601 343 888, 697 852 755	
Temat: Budowa oświetlenia w ulicach Armii Krajowej, Gimnazjanej, Słowackiego, Świerkowej, Żeromskiego - demontaż linii napowietrznej	Rys. nr 10
Tytuł: Projekt zagospodarowania terenu	styczeń 2017 r.
Investor: Gmina Karpacz ul. Konstytucji 3 Maja 54, 58-540 Karpacz	Skala: 1:1000
Opracował: mgr inż. Łukasz Gałęzka <i>Łukasz Gałęzka</i> mgr inż. Grzegorz Młynek	uprawnienia budowlane do projektowania bez ograniczeń w specjalności instalacyjnej w zakresie sieci, instalacji i urządzeń elektrycznych i elektroenergetycznych
Projektant: mgr inż. Grzegorz Młynek numer uprawnień 175/DOS/15 Nr ewid. 175/DOS/15	

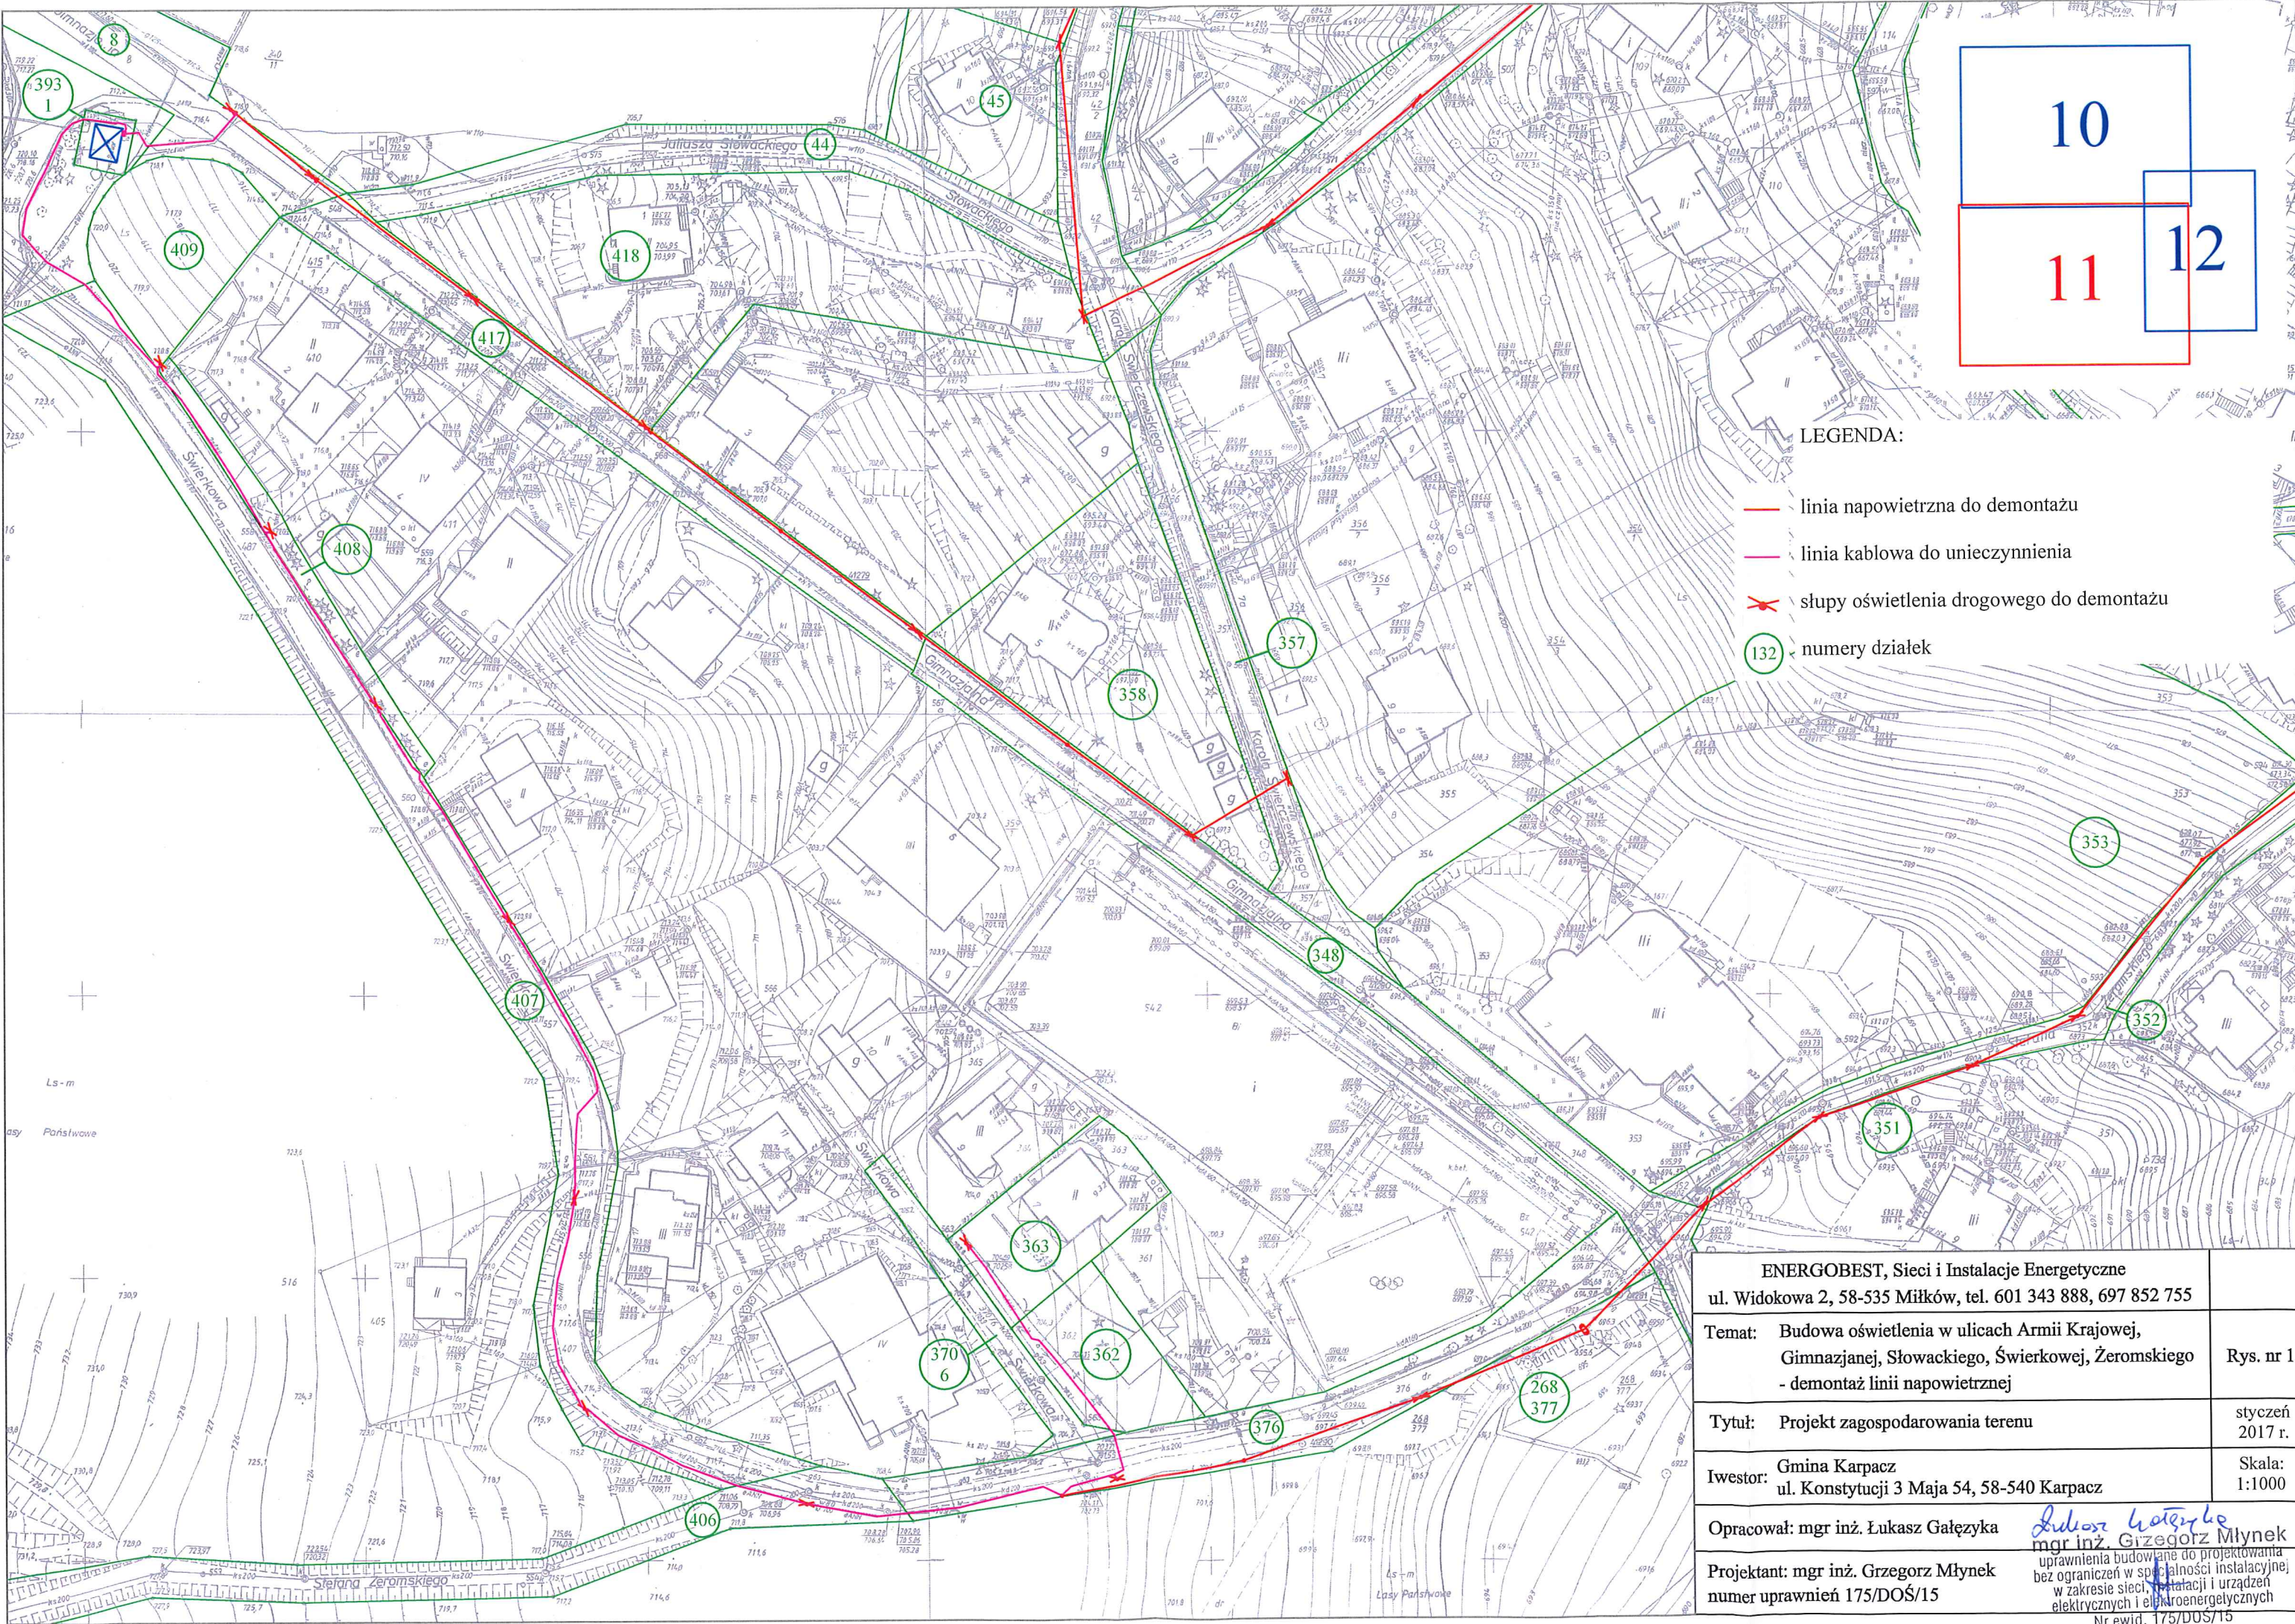







LEGENDA:

- linia napowietrzna do demontażu
- linia kablowa do unieczynnienia
- X słupy oświetlenia drogowego do demontażu
- 132 numery działek

ENERGOBEST, Sieci i Instalacje Energetyczne ul. Widokowa 2, 58-535 Miłków, tel. 601 343 888, 697 852 755	
Temat: Budowa oświetlenia w ulicach Armii Krajowej, Gimnazjalnej, Słowackiego, Świerkowej, Żeromskiego - demontaż linii napowietrznej	Rys. nr 11
Tytuł: Projekt zagospodarowania terenu	styczeń 2017 r.
Iwстор: Gmina Karpacz ul. Konstytucji 3 Maja 54, 58-540 Karpacz	Skala: 1:1000
Opracował: mgr inż. Łukasz Gałęzka	<i>Łukasz Gałęzka</i> mgr inż. Grzegorz Młynek uprawnienia budowlane do projektowania bez ograniczeń w specjalności instalacyjnej w zakresie sieci, instalacji i urządzeń elektrycznych i elektroenergetycznych Nr ewid. 175/DOS/15
Projektant: mgr inż. Grzegorz Młynek numer uprawnień 175/DOS/15	

LEGENDA:

-  linia napowietrzna do demontażu
-  linia kablowa do unieczynnienia
-  słupy oświetlenia drogowego do demontażu
-  numery działek

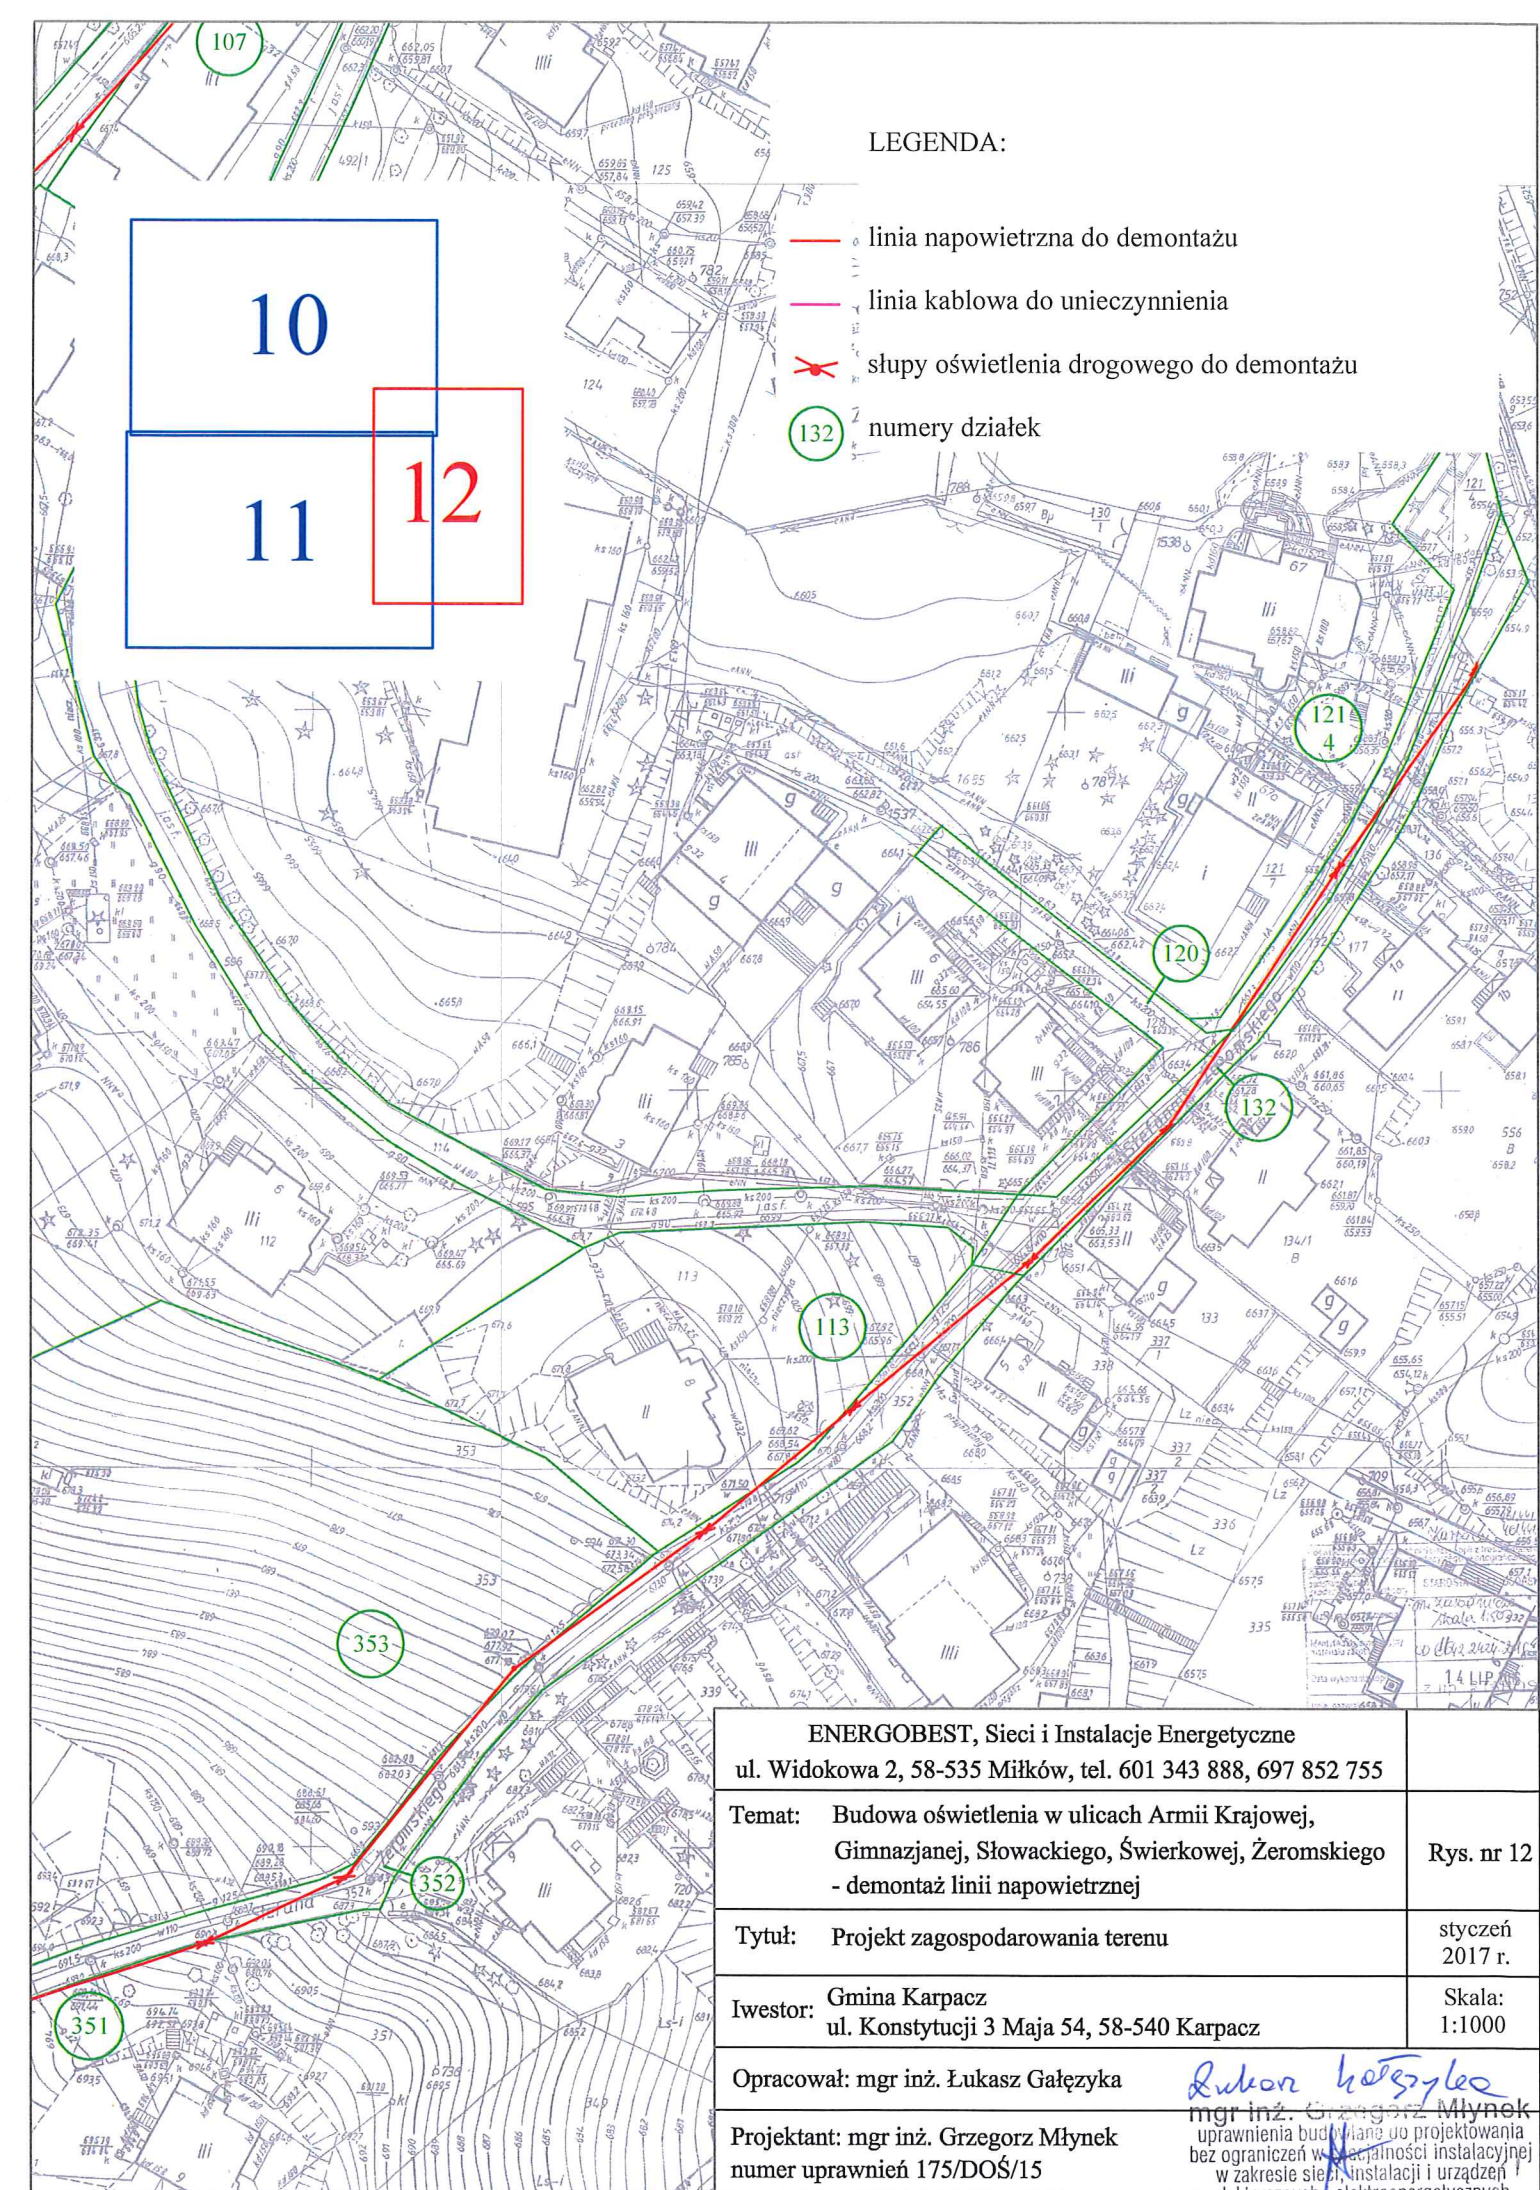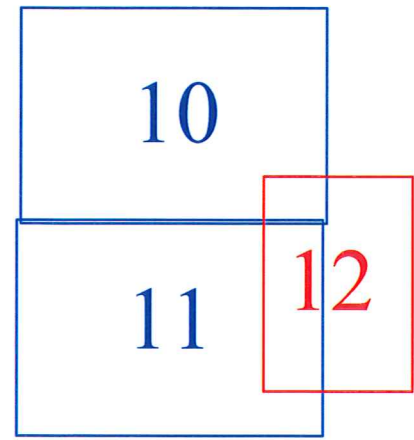

ENERGOBEST, Sieci i Instalacje Energetyczne ul. Widokowa 2, 58-535 Miłków, tel. 601 343 888, 697 852 755	
Temat: Budowa oświetlenia w ulicach Armii Krajowej, Gimnazjanej, Słowackiego, Świerkowej, Żeromskiego - demontaż linii napowietrznej	Rys. nr 12
Tytuł: Projekt zagospodarowania terenu	styczeń 2017 r.
Investor: Gmina Karpacz ul. Konstytucji 3 Maja 54, 58-540 Karpacz	Skala: 1:1000
Opracował: mgr inż. Łukasz Gałęzyka	<i>Łukasz Gałęzyka</i> mgr inż. Grzegorz Młynek
Projektant: mgr inż. Grzegorz Młynek numer uprawnień 175/DOS/15	uprawnienia budowlane do projektowania bez ograniczeń w specjalności instalacyjnej w zakresie sieci, instalacji i urządzeń elektrycznych i elektroenergetycznych