


POZIOM PORÓWNAWCZY
565.00 m n.p.m.

PROJ. RZĘDNA TERENU	RZĘDNA TERENU ISTN.	RZĘDNA DNA KANAŁU	ZAGŁĘBIENIE DNA KANAŁU	SPADKI, DŁUGOŚCI	ŚREDNICA, MATERIAŁ	ODLEGŁOŚCI	HEKTOMETRY
571.08	571.08	569.64	1.44	7.74%	Ø315x9,2mm PVC SN8 L=166.1m	0.0	Dist. 0
571.93	571.93	569.83	1.56			2.5	D1
574.83	574.83	570.97	2.15			9.4	D2
577.10	577.10	571.25	2.34	9.04%		20.8	D3
579.21	579.21	572.09	2.54	101.5m		31.7	D4
581.00	581.00	578.00	2.71	18.0m		39.2	D5
581.43	581.43	579.77	1.80	2.43%		31.8	D6
582.50	582.50	579.92	2.29	46.5m		21.8	D7
		580.72	1.80		8.7	D8	

560.00m
n.p.m.

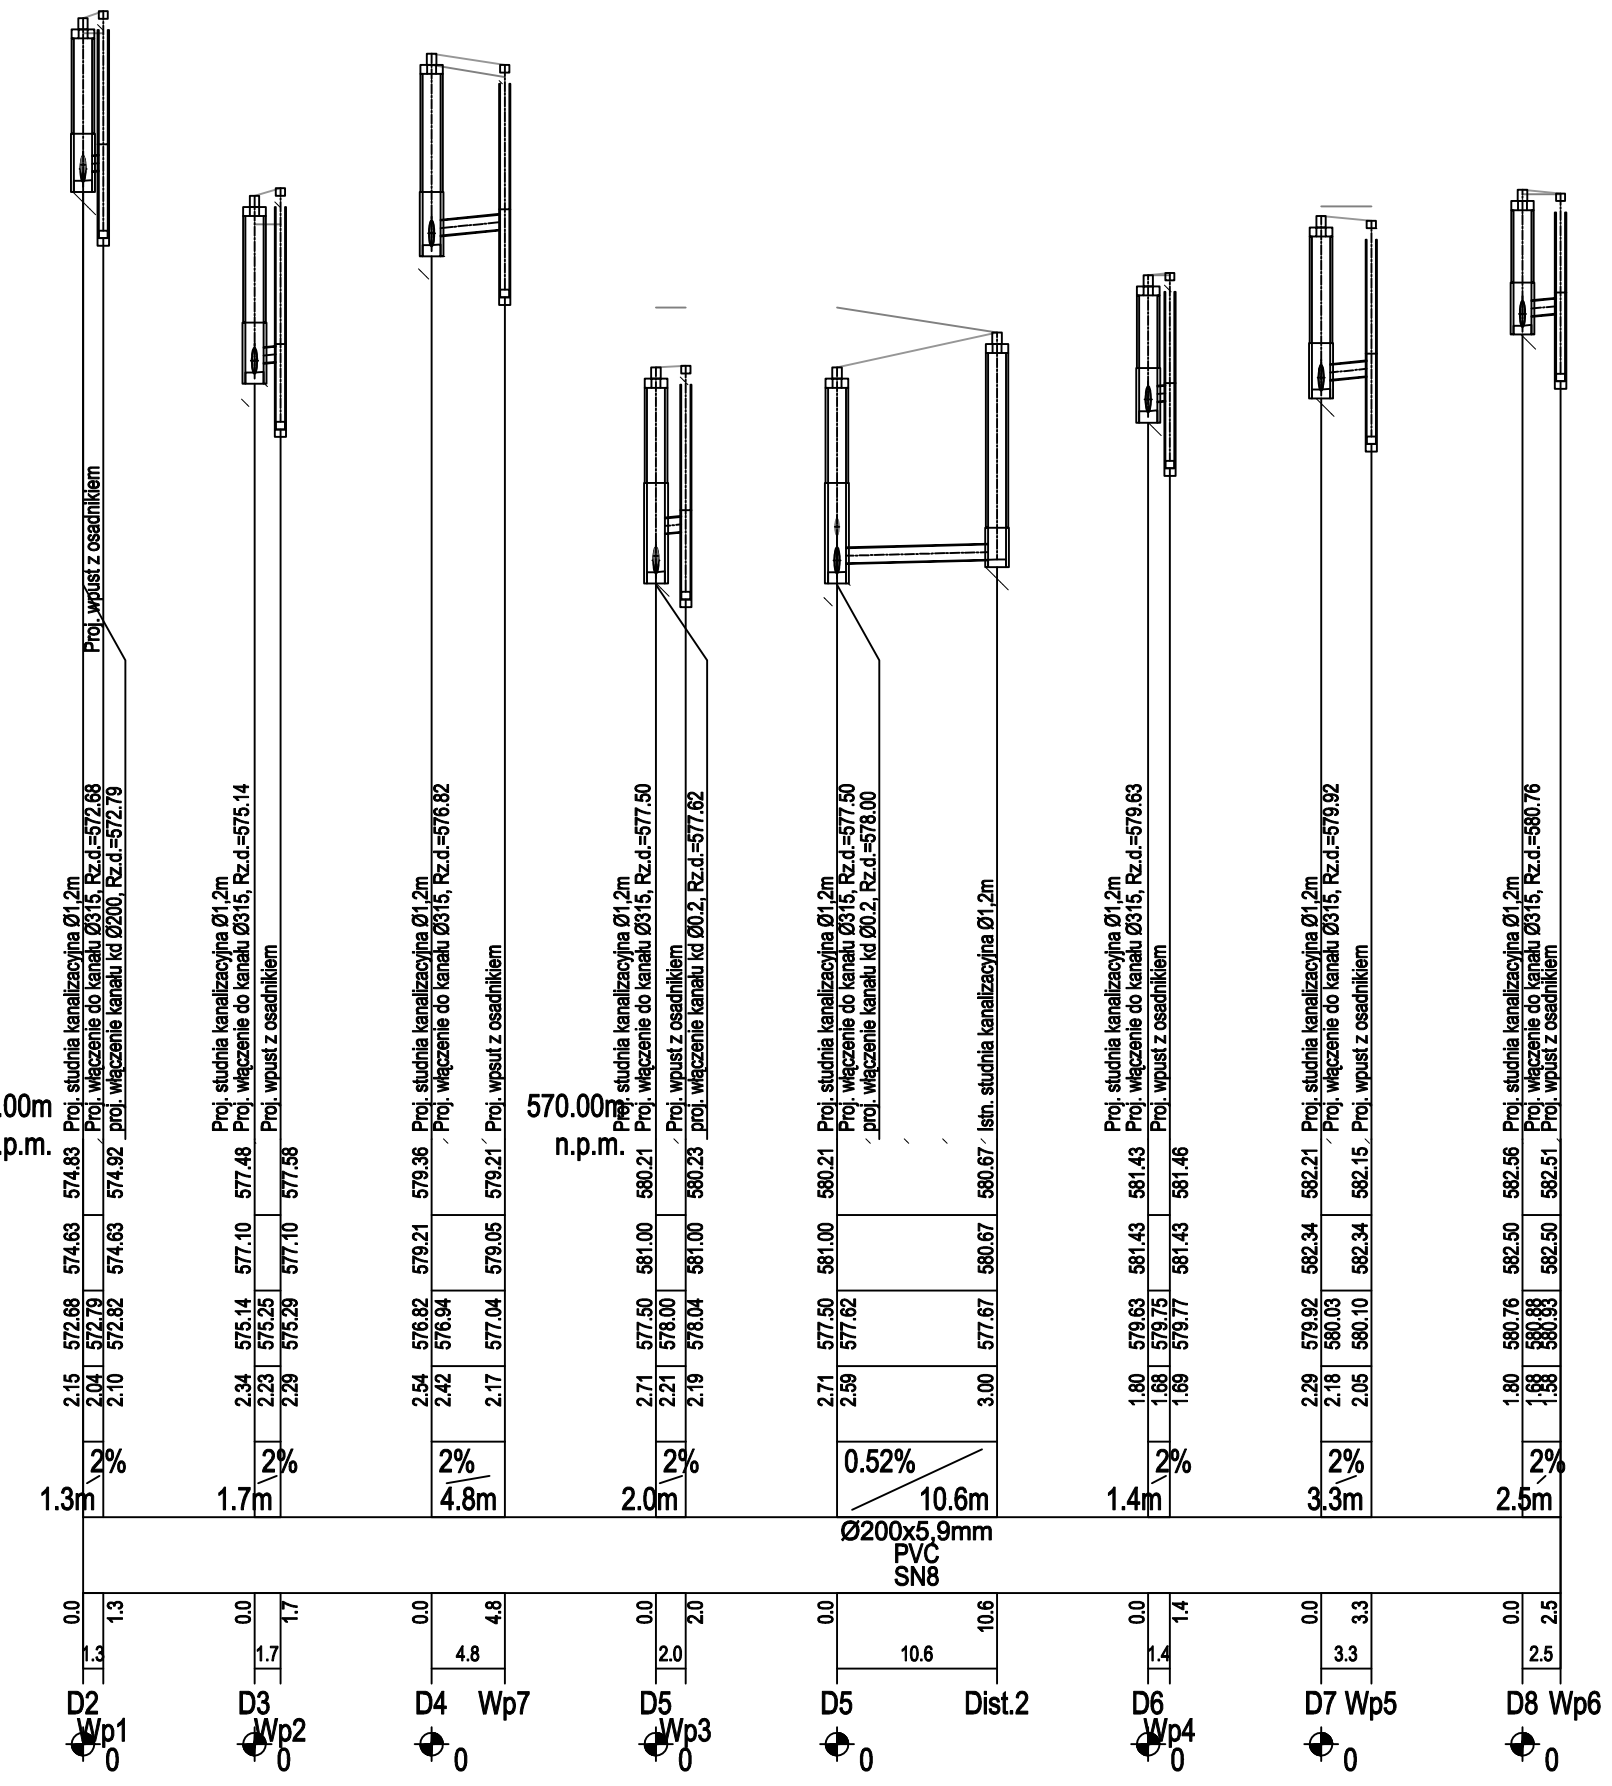

UWAGA
Przed przystąpieniem do realizacji należy wykonać pomiary kontrolne rzędnych istniejącego uzbrojenia i kanalizacji deszczowej do której zaprojektowano włączenie.

W przypadku wystąpienia kolizji z istniejącym uzbrojeniem zmiany należy dokonać w porozumieniu z Projektantem i Inspektorem Nadzoru

Kanalizację deszczową układać na warstwie podsypki piaskowej 15 cm oraz w obsypce 30 cm

	PAMAR-PROJEKT-JACEK GRUBA Projektowanie, nadzór, doradztwo ul. Kukuczka 4, 86-061 Brzezzo	TEMAT: PRZEBUDOWA STADIONU MIEJSKIEGO W KARPACZU WRAZ Z INFRASTRUKTURĄ TOWARZYSZACĄ
	NAZWA RYSUNKU: PROFIL POŁUŻNY KANALIZACJI DESZCZOWEJ - ODWODNIENIE DROGI	SKALA: 1:100/50
ADRES: ul. Krótka 4, 58-540 Karpacz, dz. nr ewid. 368, 367/18, 356/1 i 542 obr. Karpacz 0002; dz. nr ewid. 244 obr. Karpacz 0004	NR RYS.: S-04	
INWESTOR: GMINA KARPACZ ul. Konstytucji 3-go Maja 54, 58-540 Karpacz	DATA: 16.09.201	
BRANŻA: SANITARNA - INSTALACJE ZEWNĘTRZNE		
OPRACOWAŁ: mgr inż. Paweł Gruba		
PROJEKTOWAŁ: mgr inż. Wojciech Kabaciński nr upr.bud. KUP/0173/PWOS/09 specjalność: instalacje sanitarne		
SPRAWDZIŁ: mgr inż. Tomasz Kochanowski nr upr.bud. KUP/0055/POOS/10 specjalność: instalacje sanitarne		