


przyłącze kanalizacji sanitarnej

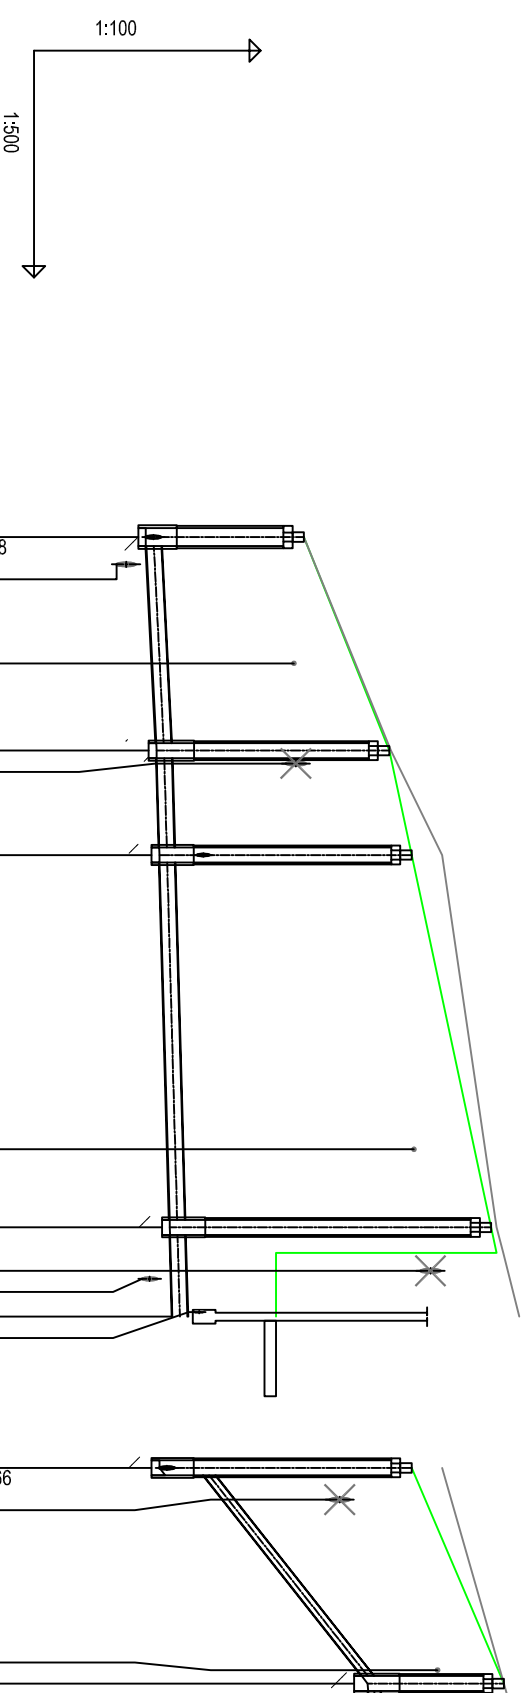

POZIOM PORÓWNAWCZY	575,00 m n.p.m.	
PROJ. RZĘDNA TERENU	583,57	583,57
RZĘDNA TERENU ISTN.	583,57	583,57
RZĘDNA DNA KANAŁU	581,48	581,48
ZAGŁĘBIENIE DNA KANAŁU	2,09	581,48
SPADKI, DŁUGOŚCI	1%	14,1m
ŚREDNICA, MATERIAŁ	Ø200x5,9mm PVC SN8 L=51,6m	
ODLEGŁOŚCI	0,0	8,3
HEKTOMETRY	Sist.	14,1
	S1	6,9
	S2	21,0
	S3	24,7
	budl,ks	40,5
		45,7
		48,5
		51,6
	S2	0,0
	S4	2,1
	Zb ppoz.	14,3
		14,3
		15,8
		15,8

UWAGA
Przed przystąpieniem do realizacji należy wykonać pomiary kontrolne rzędnych istniejącego uzbrojenia i kanalizacji sanitarnej do której zaprojektowano włączenie.

W przypadku wystąpienia kolizji z istniejącym uzbrojeniem zmiany należy dokonać w porozumieniu z Projektantem i Inspektorem Nadzoru

Kanalizację sanitarną układać na warstwie podsypki płaskowej 15 cm oraz w obsypce 30 cm

 PAMAR ROJEKT	PAMAR-PROJEKT-JACEK GRUBA Projektowanie, nadzór, doradztwo ul. Kukułcza 4, 86-061 Brozno	TEMAT: PRZEBUDOWA STADIONU MIEJSKIEGO W KARPACZU WYKONANIE KANALIZACJI SANITARNEJ I TOWARZYSZĄCA
	PROFIL POŁUŻNY PRZYŁĄCZA I ZEWNĘTRZNEJ INSTALACJI KANALIZACJI SANITARNEJ	SKALA: 1:100/500
NAZWA RYSUNKU: ADRES: INWESTOR: BRANŻA: OPRACOWAŁ: PROJEKTOWAŁ: SPRAWDZIŁ:	ul. Kukułcza 4, 58-540 Karpacz, dz. nr ewid. 368, 367/18, 356/11 i 542 obr. Karpacz 0002-dz. nr ewid. 244 obr. Karpacz 0004 ul. Konstytucji 3-go Maja 54, 58-540 Karpacz SANITARNA - INSTALACJE ZEWNĘTRZNE mgr inż. Paweł Gruba mgr inż. Wojciech Kabacinski nr upr.bud. KUP/0173/PWOS/09 specjalność: Instalacje sanitarne mgr inż. Tomasz Kochanowski nr upr.bud. KUP/0055/POOS/10 specjalność: Instalacje sanitarne	NR RYS.: S-03 DATA: 16.09.2016